


总图	
工艺	
建筑	
结构	
给排水	
电力	
热力	
暖通	
仪表	
设备	

 


B	
C	
D	
E	
F	
G	

H	
---	--

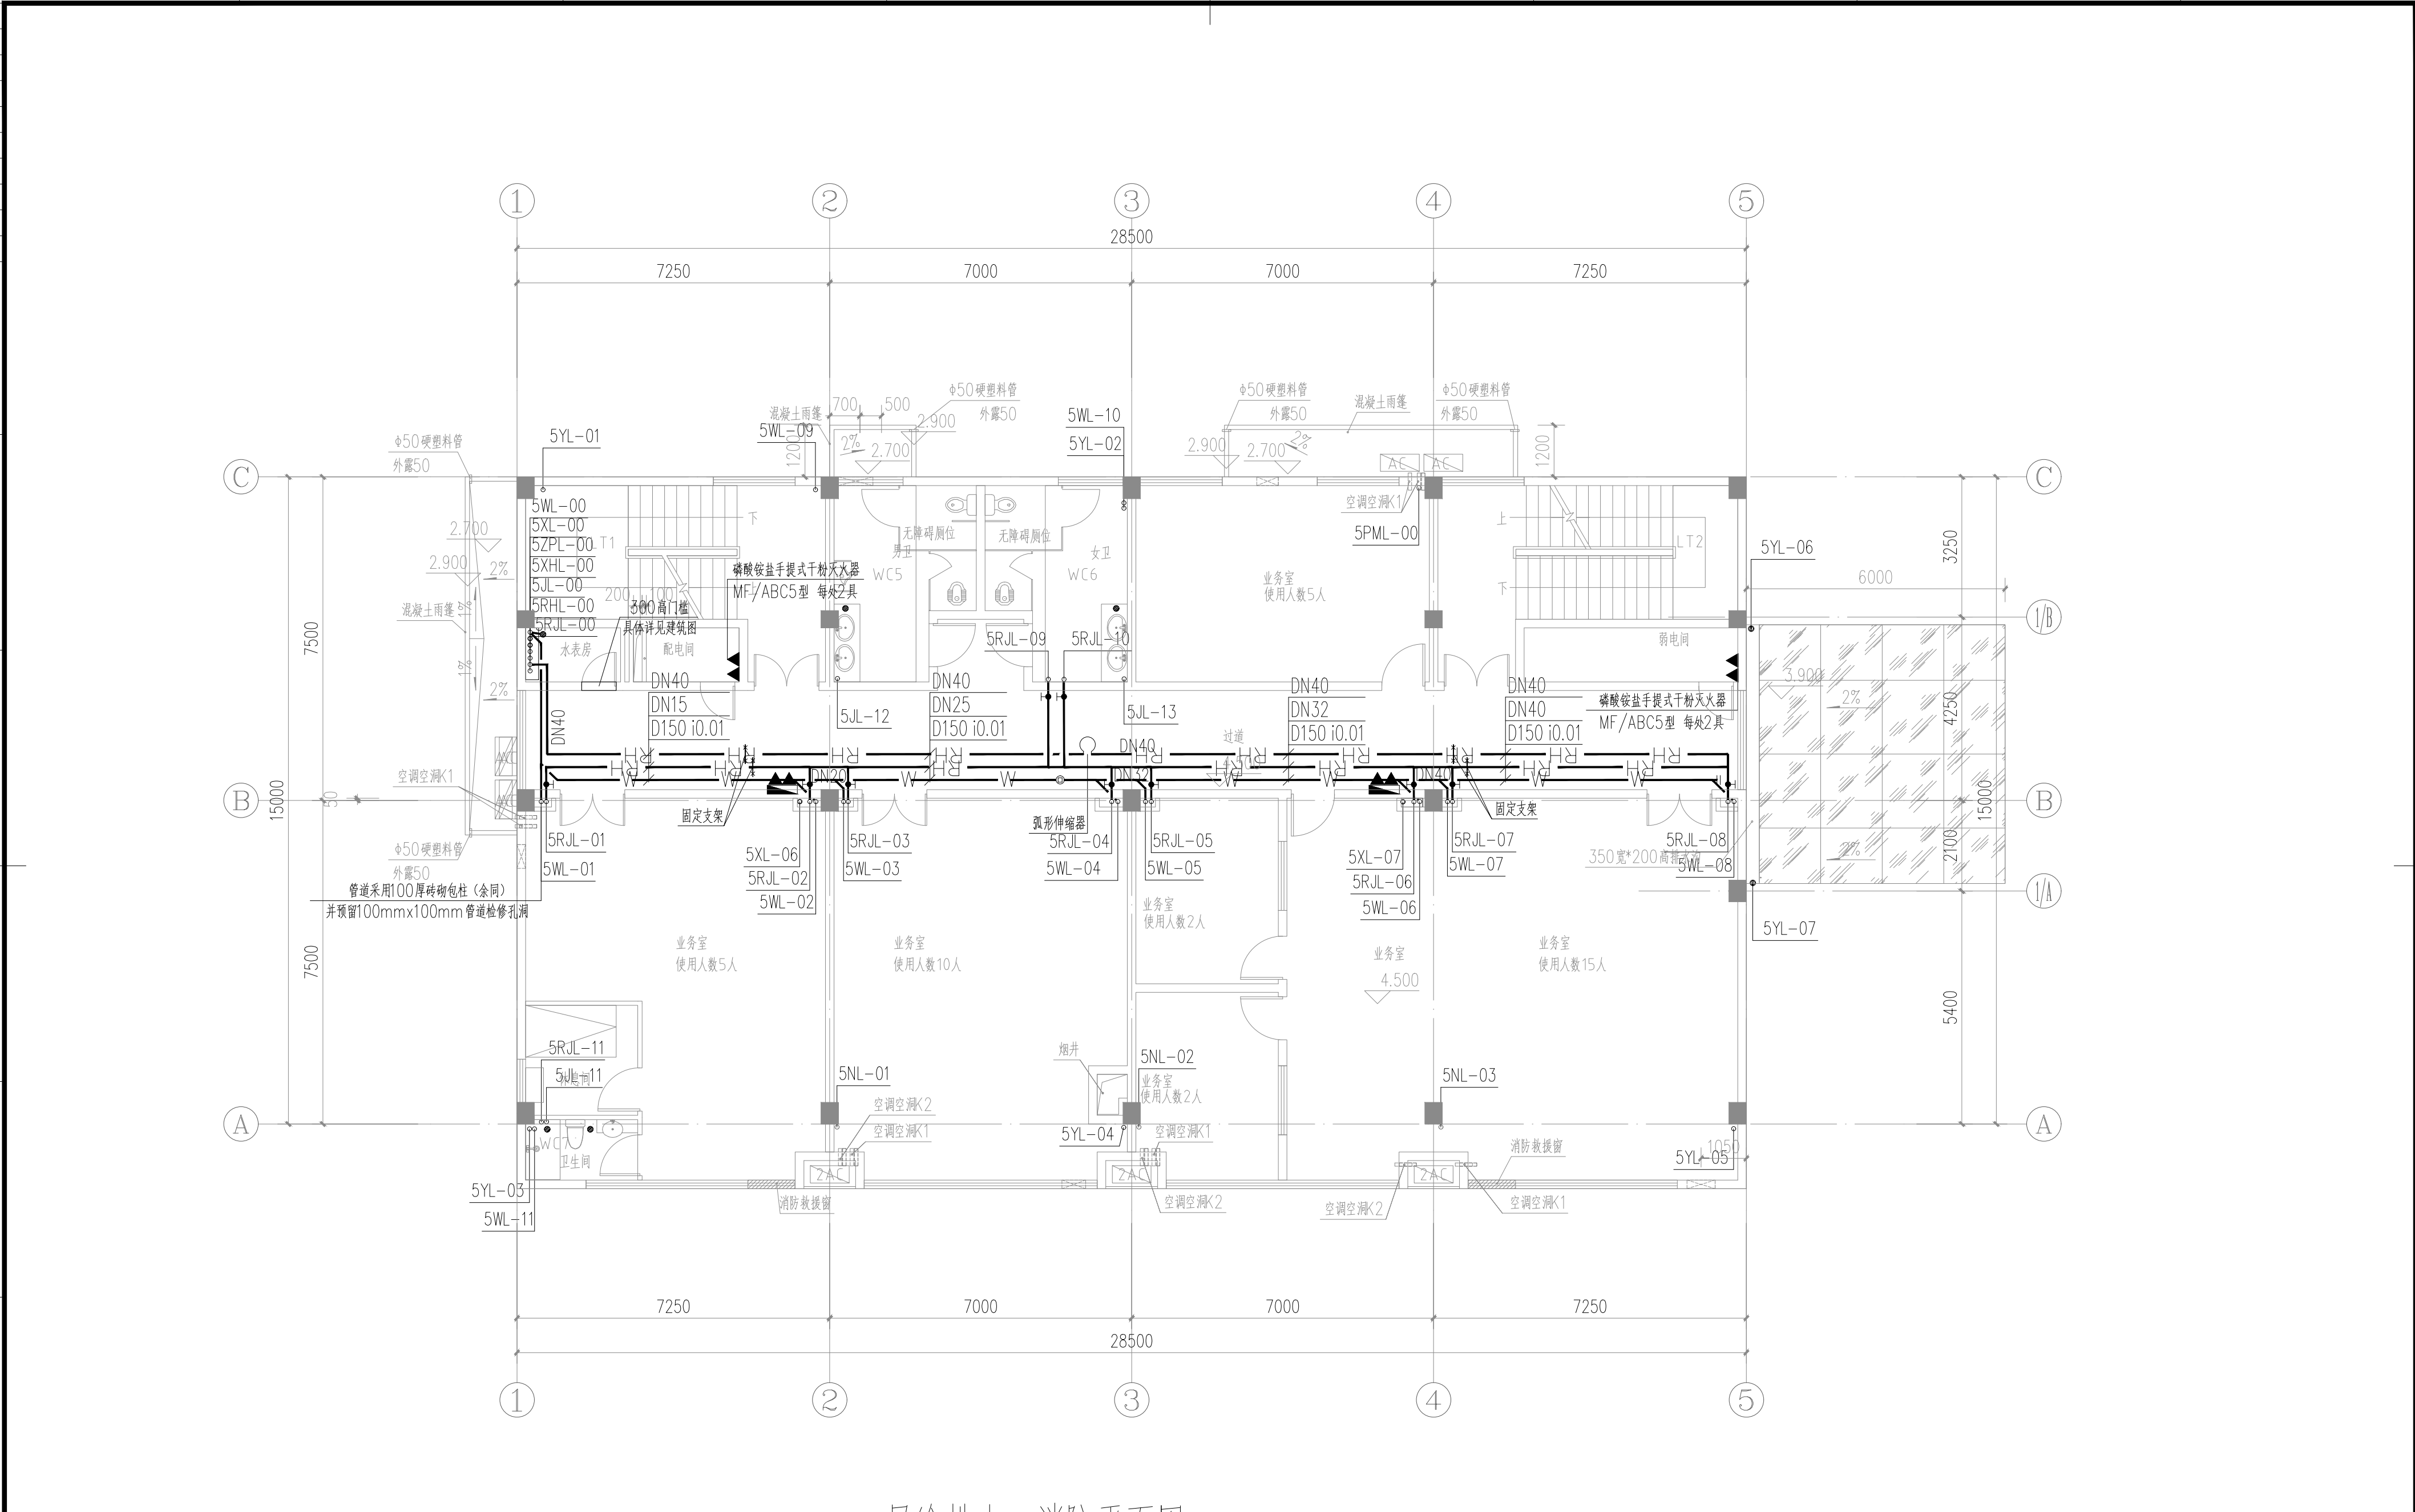

二层给排水、消防平面图 1:100

声明：图纸版权归属本公司所有，未经许可，不得翻印复制作为其他工程之用；图纸未经建设行政主管部门批准及未通过施工图审查不得用于施工。

审 定	蒙明志		广东省轻纺建筑设计院有限公司						
项目负责人	张晓晖		工程设计资质（甲、乙级）：A244006414；城乡规划资质（乙级）：23440122						
专业负责人	王 临		专业	给排水	云浮市云安区白石镇裕盛农业有限公司	工程号	J100	版别	0
审 核	王 临		阶段	施工	云安区白石镇酒业产业园建设工程(二期)	图号	J100-SSH7-06		
校 核	陈 锋		比例	1: 100	二期业务楼	条 码 区			
设 计	张宇佳		日期	202412	二层给排水、消防平面图				
制 图	张宇佳								

1	2	3	4	5	6	7	8
---	---	---	---	---	---	---	---