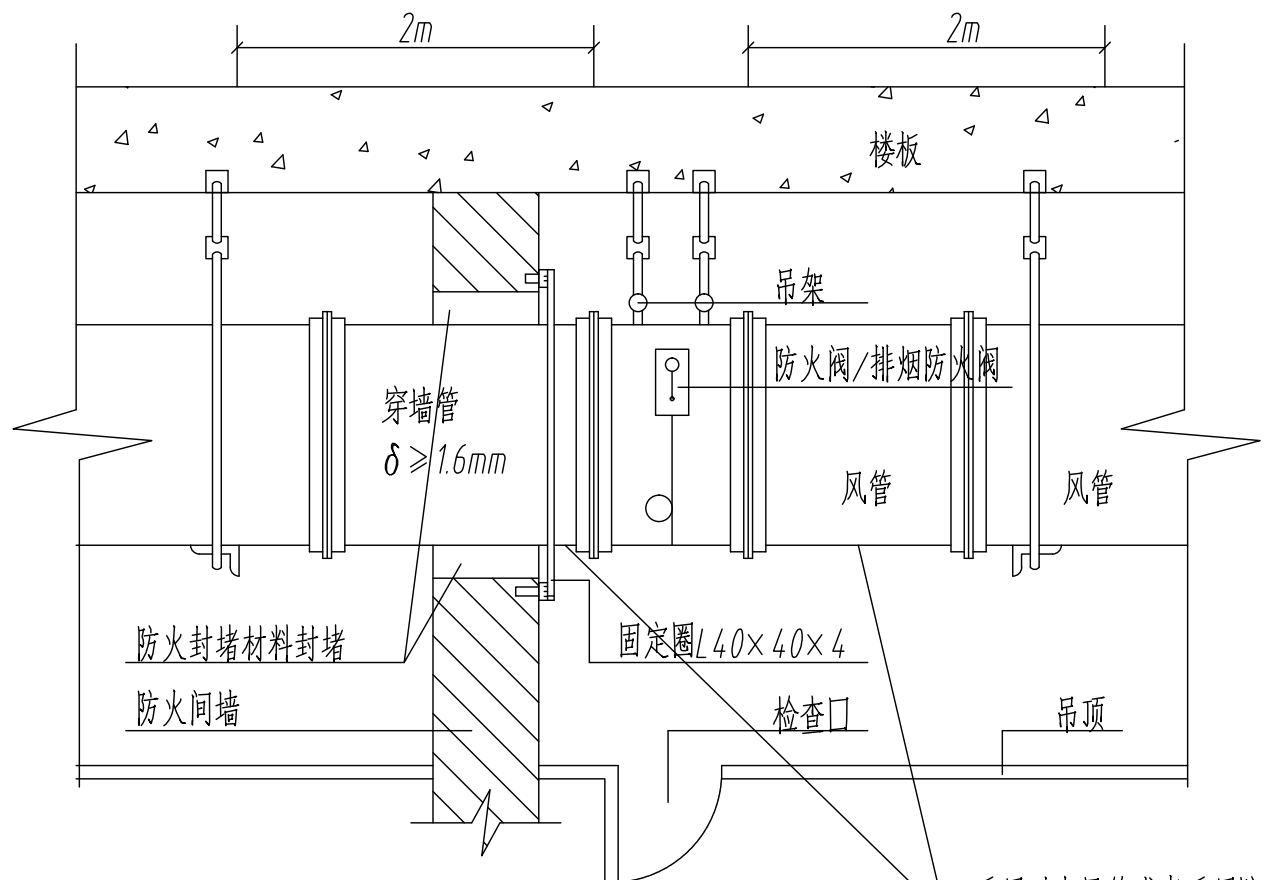
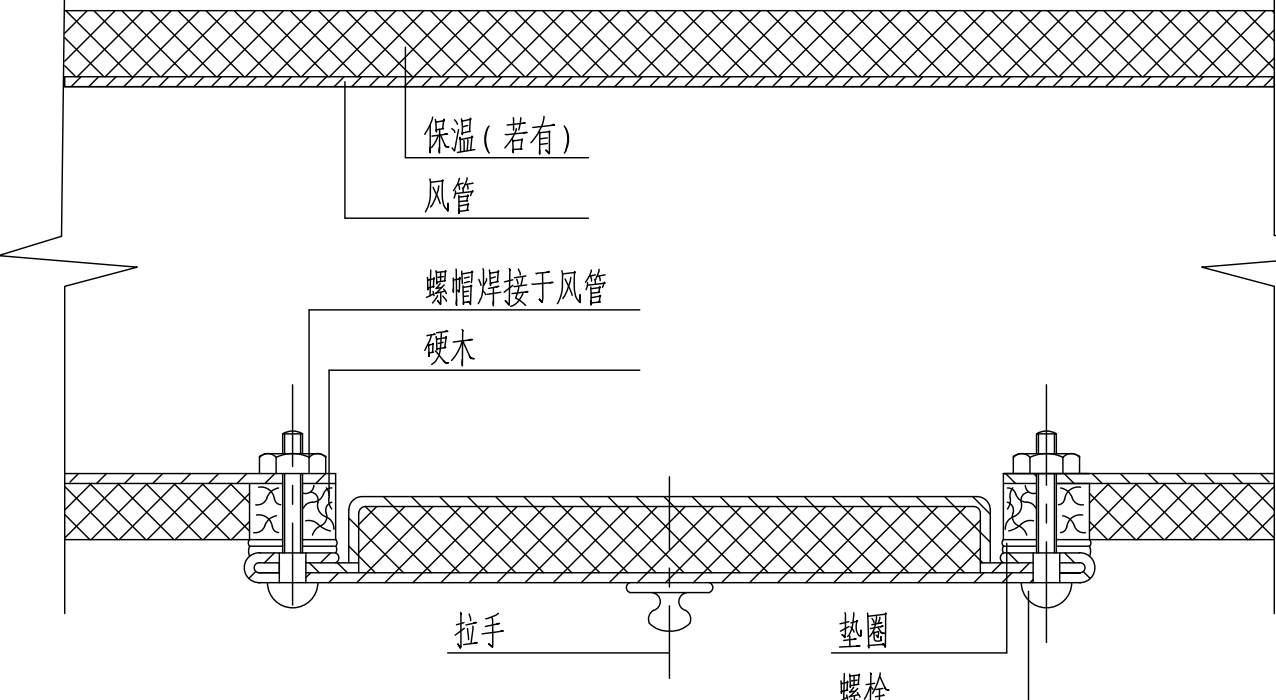
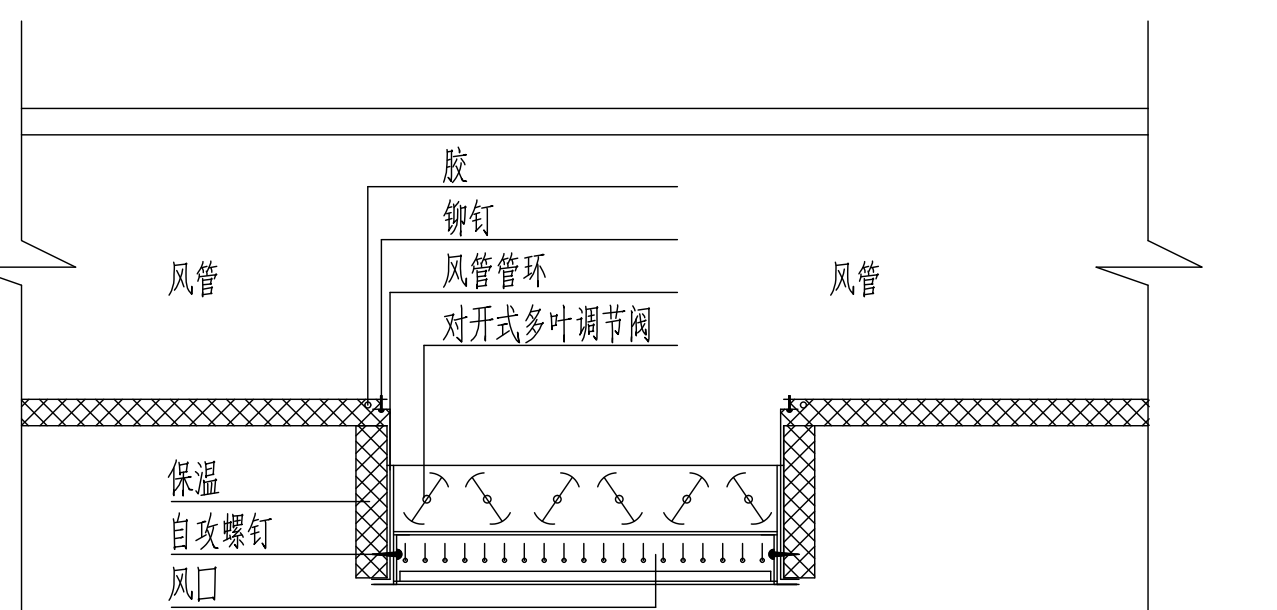
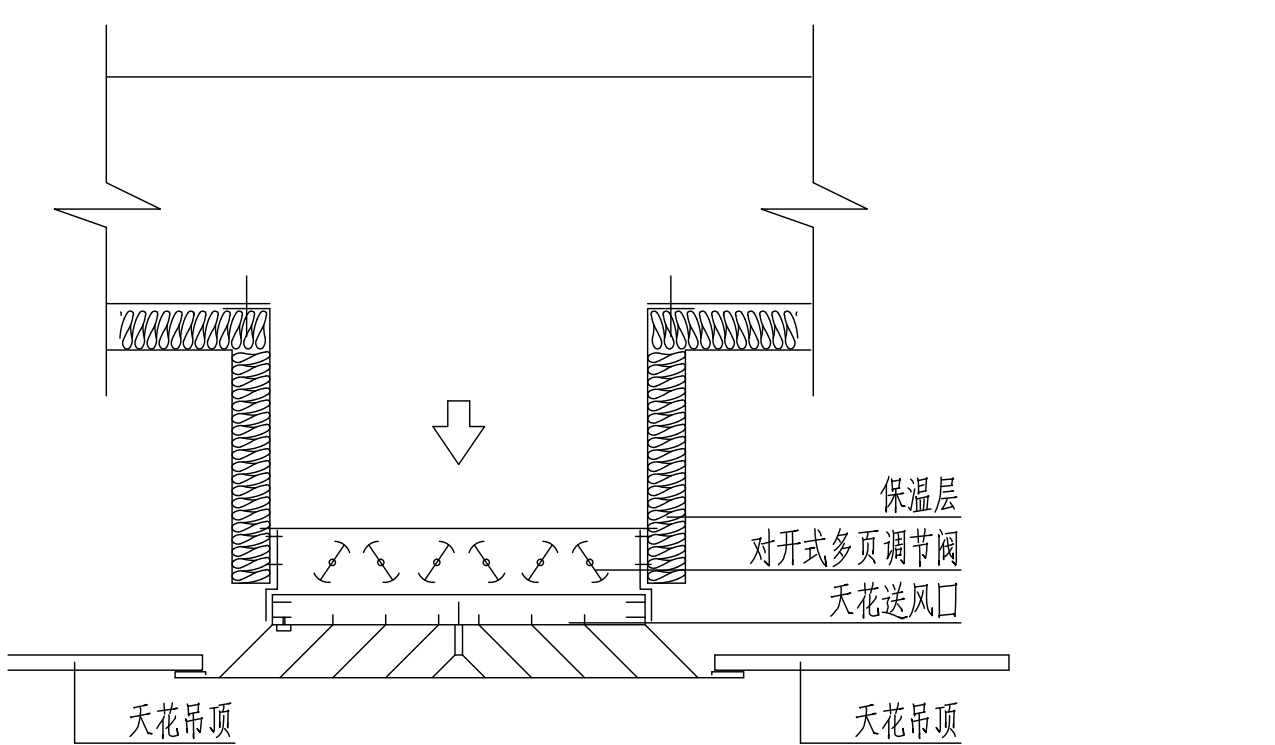
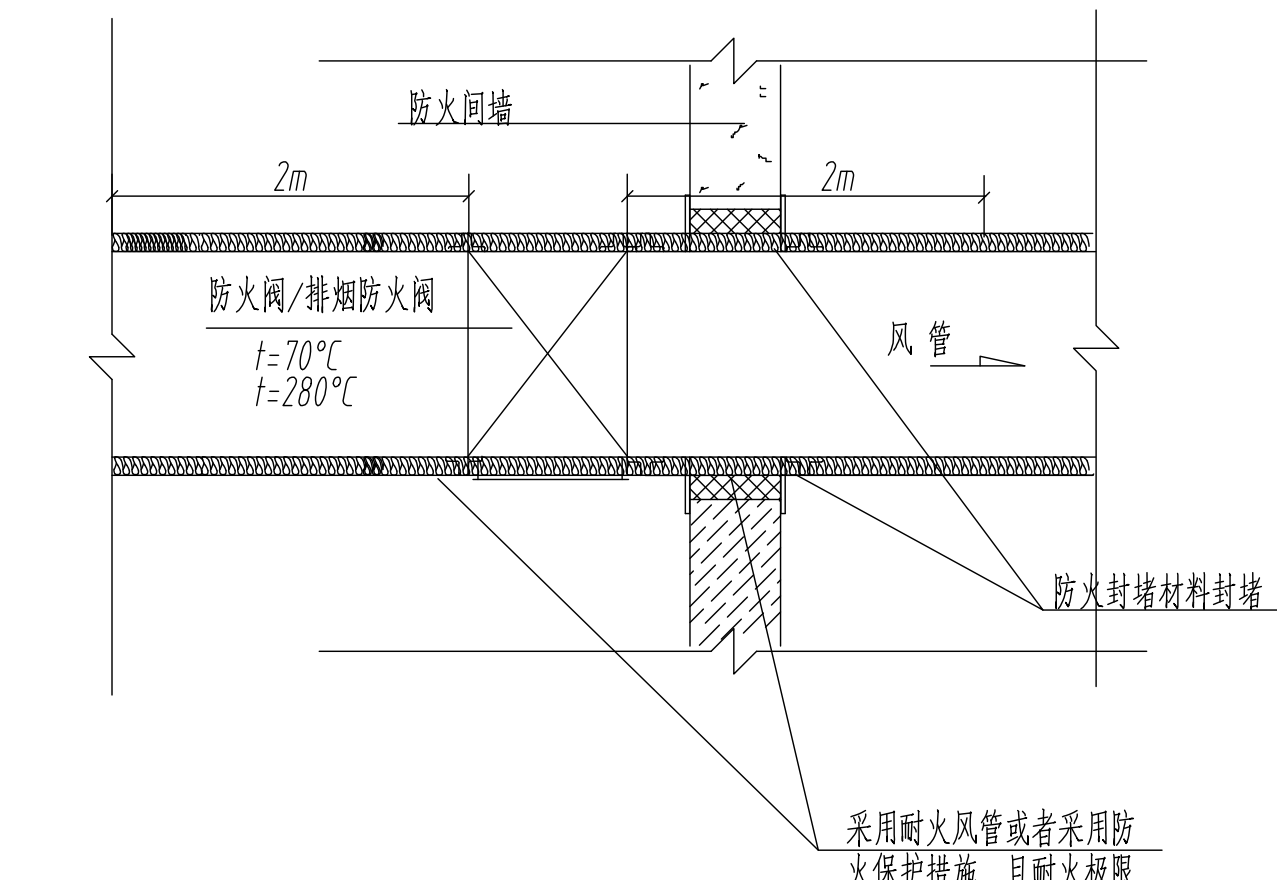
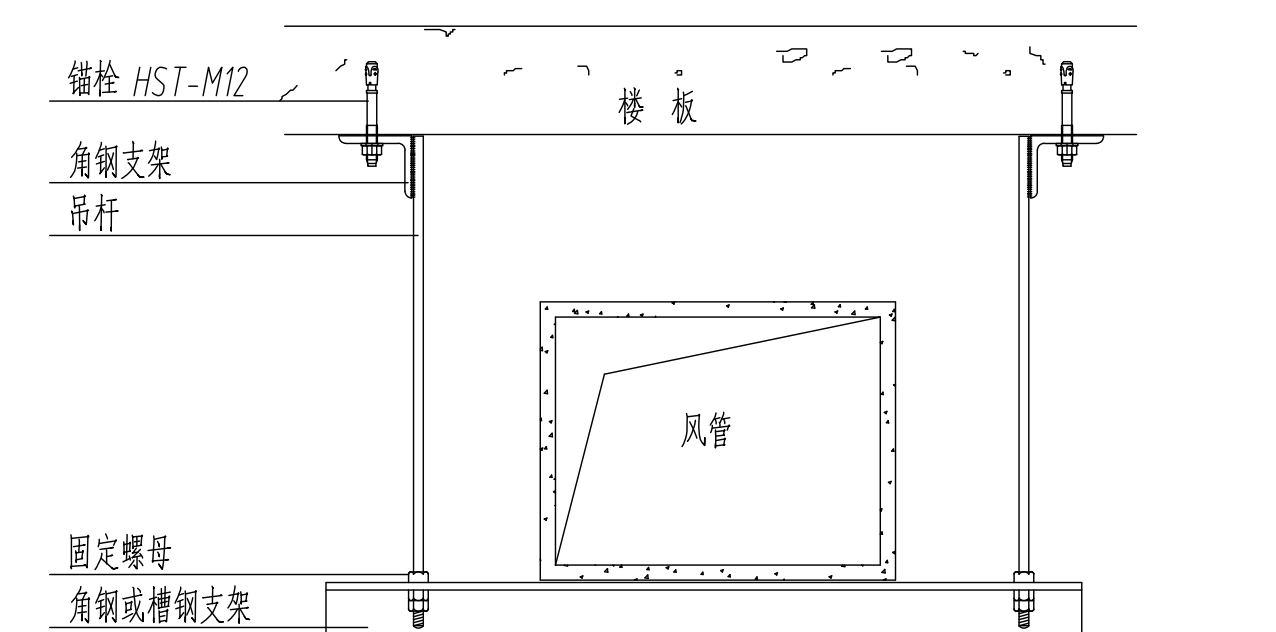
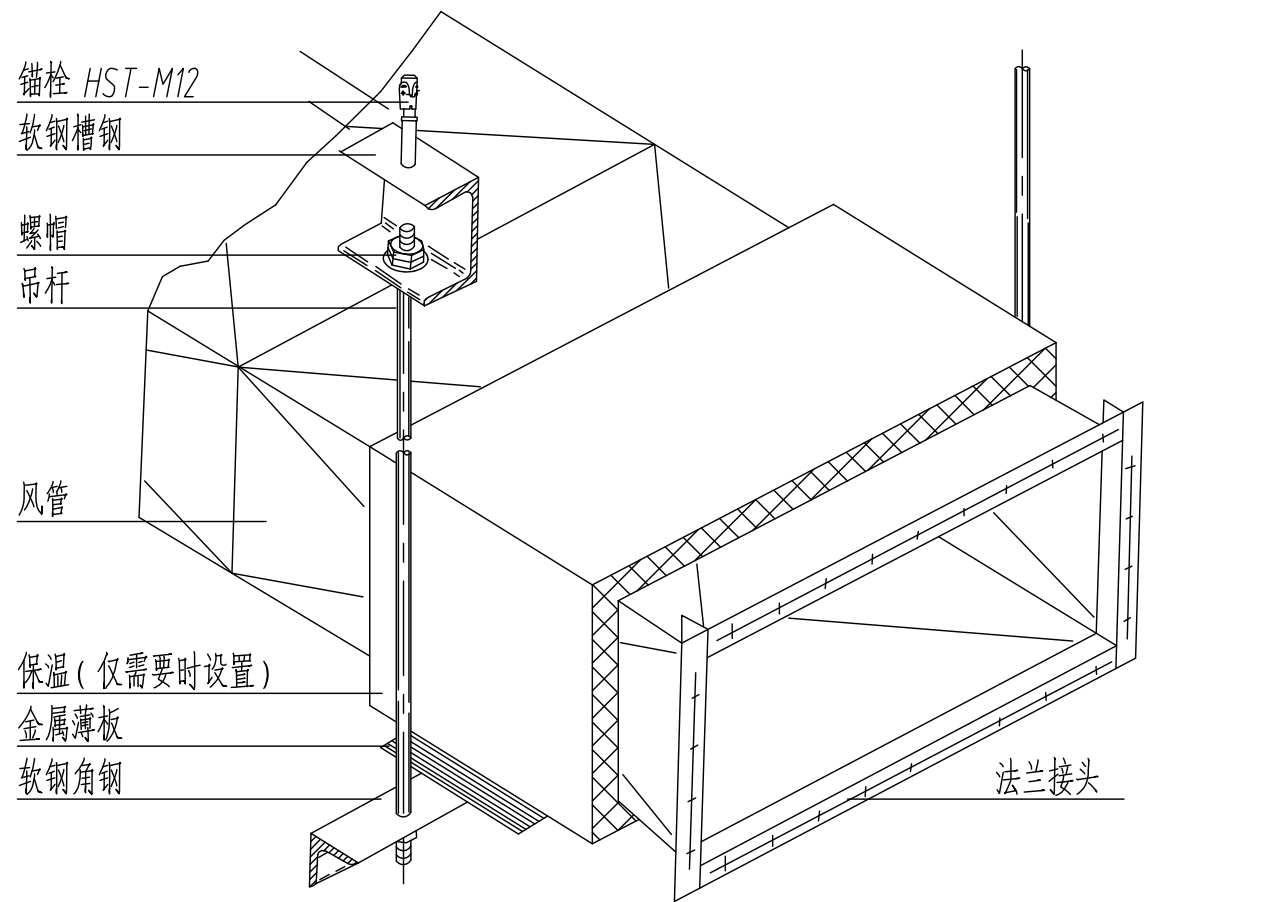
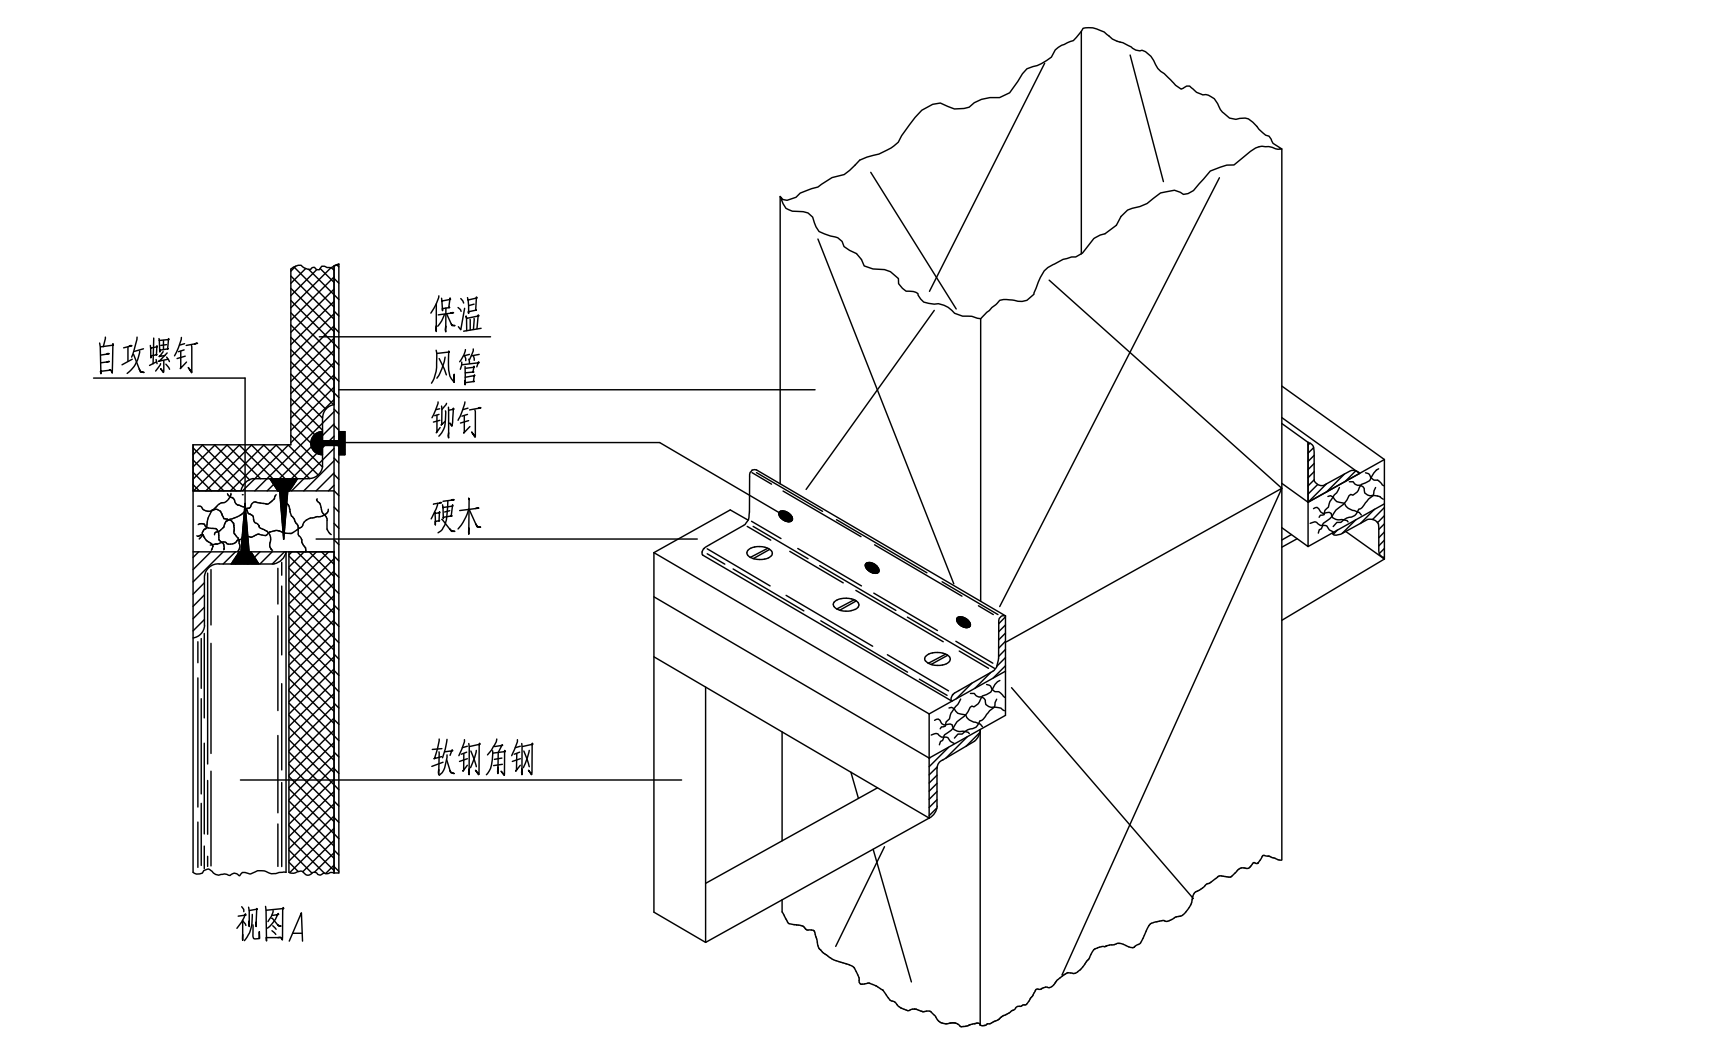
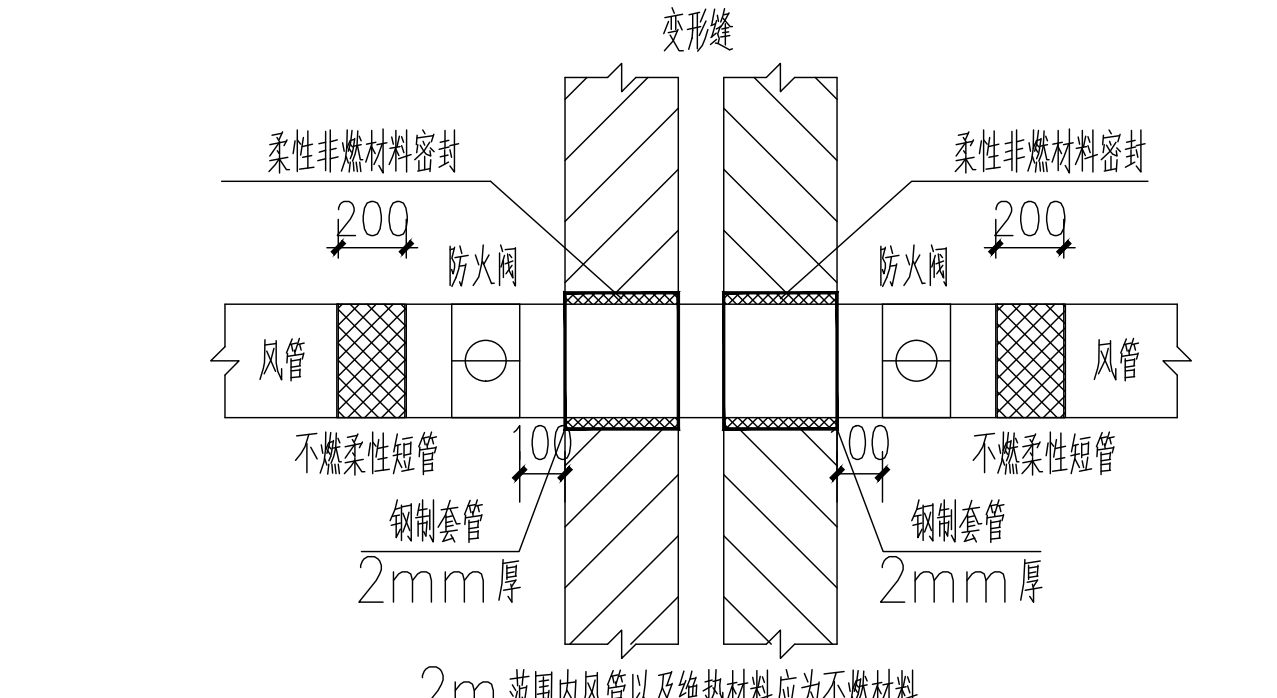
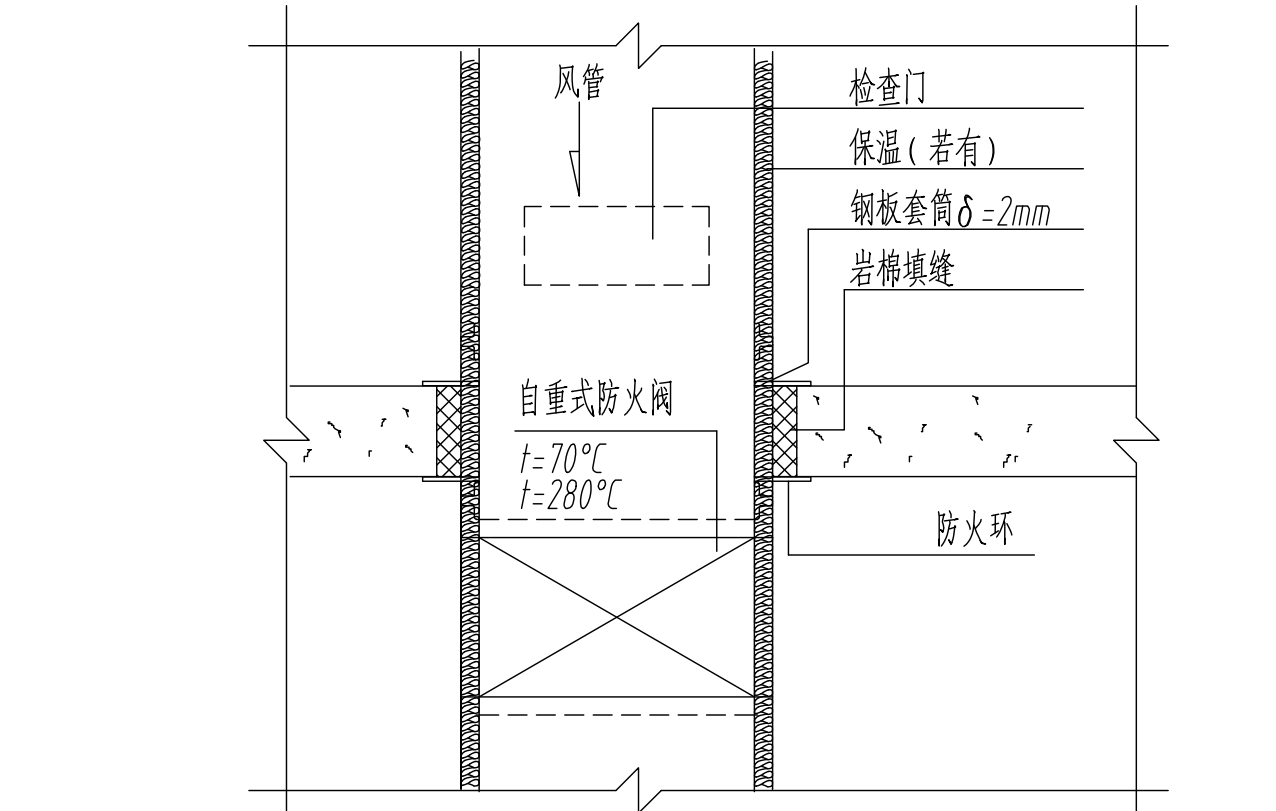
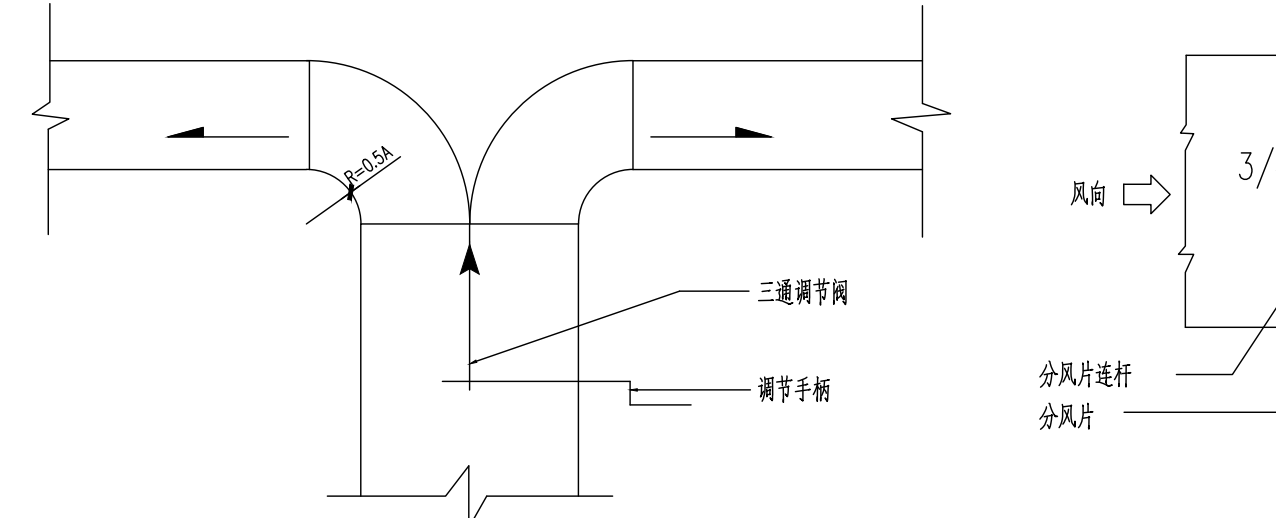
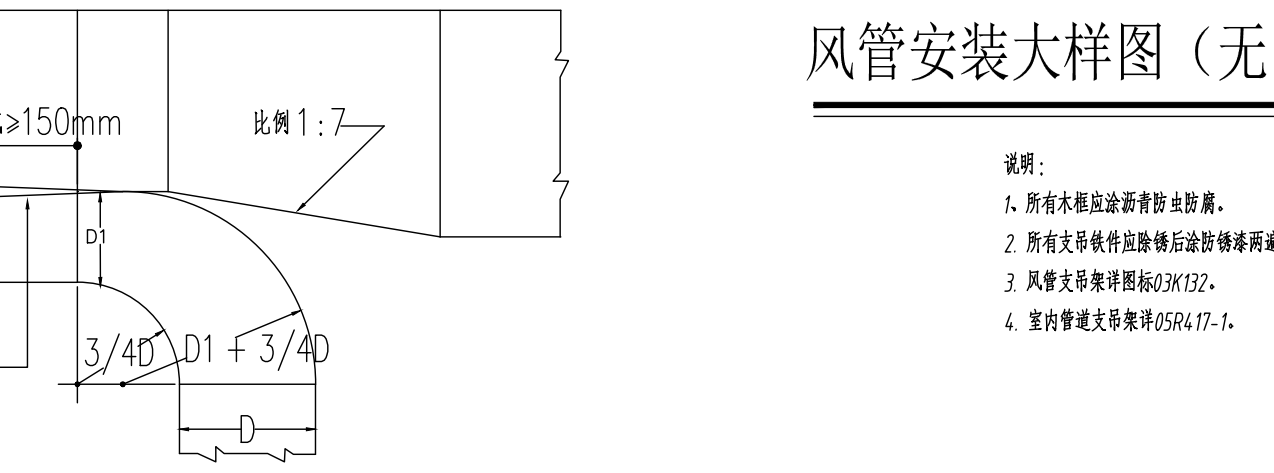


	1	2	3	4	5	6	7	8
总图								
工艺								
建筑								
结构								
给排水								
电力								
热力								
暖通								
仪表								
设备								
B								
C								
	防火阀安装详图(无比例)		风管检查孔详图(无比例)		风口连接详图(无比例)		吊顶天花送风口安装详图(无比例)	
D								
E								
	水平风管防火阀安装详图(无比例)		风管支架详图(无比例)		顶棚悬挂之风管支承详图(无比例)		垂直风管支承详图(无比例)	
F								
G								
	穿伸缩缝风管防火阀安装图(无比例)		垂直风管防火阀安装详图(无比例)		三通调节阀		风管安装大样图(无比例)	
H								
	1	2	3	4	5	6	7	8

说明:

1. 所有木框应涂漆并防止防腐。

2. 所有支吊件应除锈并涂防锈漆并防腐。

3. 风管支吊架间距应符合GB 50243-2016。

4. 室内管道支吊架应符合GB 50243-2016。

审 定 蒙明志

项目负责人 张晓晖

专业负责人 聂 扬

审 核 聂 扬

校 核 练 彬

设 计 区彩云

制 图 区彩云

广东省轻纺建筑设计院有限公司

工程设计资质(甲、乙级): A244006414; 城乡规划资质(乙级): 142056

专业 暖通

阶段 施工

比例 1: 100

日期 202412

云浮市云安区白石镇裕盛农业有限公司

云安区白石镇酒北产业园建设工程(二期)

工程号 J100 | 版别 0

图号 J100-SNT7-05

条 码 区