


生活给水原理图



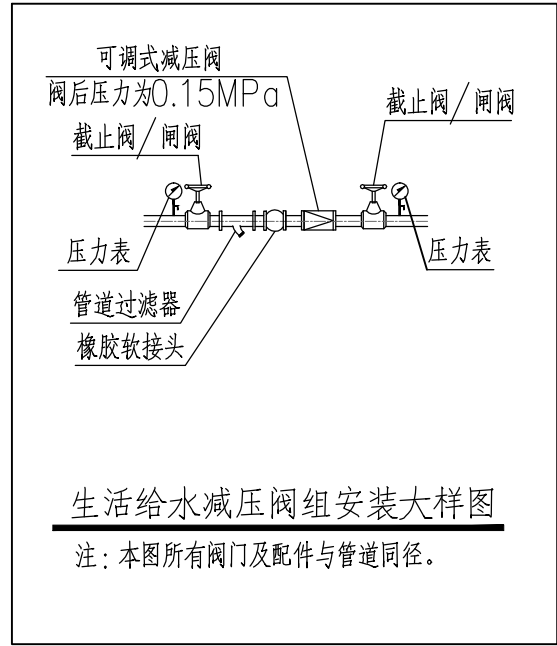

HONG YU
广东鸿宇建筑与工程设计顾问有限公司
HONG YU ARCHITECTURAL &
ENGINEERING DESIGNING
CONSULTANTS LTD

城乡规划
建筑工程
房屋建筑工程监理
风景园林
人防工程
市政工程
岩土工程勘察
工程咨询

甲级 编号 自资规甲字22440603
甲级 编号 A244001127
甲级 编号 E244002020
乙级 编号 A244001124
乙级 编号 A244001124
乙级 编号 A244001124
乙级 编号 B244065990
乙级 编号 乙资232022010021

会 签	
COORDINATION	
建 筑	
ARCHI.	
园 林	
GARDEN	
结 构	
STRUCT.	
给排水	
PLUMBING	
电 气	
ELEC.	
暖通/燃气	
HVAC/GAS	

附 注	
DESCRIPTIONS	
1. 不可按图版(含CAD文件)量取尺寸, 所有尺寸均须通过放样确定, 未经同意不得使用。涂覆、散布或复制本文件及资料。	
2. 此施工图设计必须经过相关政府规划、建设、消防等部门及审图公司审核通过后才能施工。	

审 定	张念华	张念华
APPROVED BY	张念华	张念华
审 核	谢小芳	谢小芳
EXAMINED BY	谢小芳	谢小芳
项目负责	李俊刚	李俊刚
CAPTAIN	李俊刚	李俊刚
专业负责	谢小芳	谢小芳
CHIEF ENGL	谢小芳	谢小芳
校 对	张念华	张念华
CHECKED BY	张念华	张念华
设 计	龚运国	龚运国
DESIGNED BY	龚运国	龚运国
	印刷体	签 署
	PRINT	SIGNATURE

建设单位		广东省云浮市气象局	
CLIENT			
建设地点		广东省云浮市云城区云城街道	
SITE		兴云东路春岗山	
工程名称		云浮市气象局基础设施建设项目	
PROJECT			
子项—单体名称		新建业务用房	
SUBPROJECT-UNIT			
图 名		生活给水原理图	
TITLE			
设计号			
CONTRACT No.			
版次		日期	
EDITION No. 01		DATE	2025.08
图别		图号	
DRAWING TYPE 水施		DRAWING No.	SS-01
归档纪录:			
ARCHIVES:			