



DN≤200 雨污管道开挖、回填横断面

注：1. 图中标注单位为毫米。
2. H 为管基底深度，DN 为管道管径，详见排水平面图。

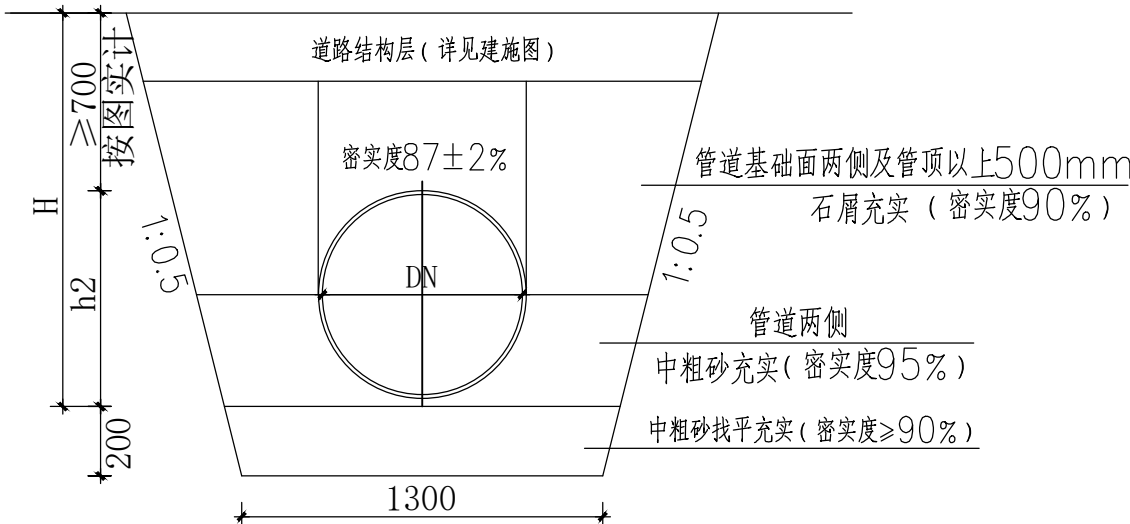

DN300 雨污管道开挖、回填横断面

注：1. 图中标注单位为毫米。
2. H 为管基底深度，详见排水平面图。

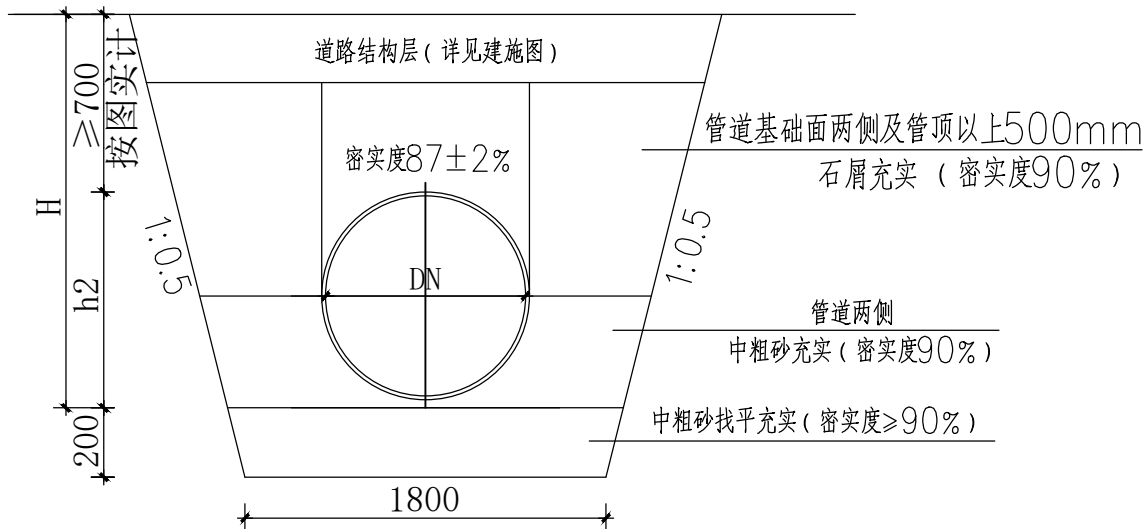

DN500~DN1000 雨污管道开挖、回填横断面

注：1. 图中标注单位为毫米。
2. H 为管基底深度，详见排水平面图。



HONG YU

广东鸿宇建筑与工程设计顾问有限公司

HONG YU ARCHITECTURAL &
ENGINEERING DESIGNING
CONSULTANTS LTD

城乡规划 甲级 编号 自资规甲字22440603
建筑工程 甲级 编号 A244001127
房屋建筑工程监理 甲级 编号 E244002020
风景园林 乙级 编号 A244001124
人防工程 乙级 编号 A244001124
市政工程 乙级 编号 A244001124
岩土工程勘察 乙级 编号 B244065990
工程咨询 乙级 编号 232022010021

| 会 签 COORDINATION | |
|---------------------|--|
| 建 筑 ARCHI. | |
| 园 林 GARDEN. | |
| 结 构 STRUCT. | |
| 给排水 PLUMBING | |
| 电 气 ELEC. | |
| 暖通/燃气 HVAC/GAS | |

| 附 注 DESCRIPTIONS | |
|---|--|
| 1. 不可按图纸(含CAD文件)量取尺寸。所有尺寸均须通过放样确定。未经同意不得使用。泄露、散布或复制本文件及其资料。 | |
| 2. 此施工图设计必须经过相关政府规划、建设、消防等部门及审图公司审核通过后才能施工。 | |

| | | |
|---------------------|--------------|------------------|
| 审 定 APPROVED BY | 张念华 | 张念华 |
| 审 核 EXAMINED BY | 谢小芳 | 谢小芳 |
| 项目负责 CAPTAIN | 李俊刚 | 李俊刚 |
| 专业负责 CHIEF ENGI. | 谢小芳 | 谢小芳 |
| 校 对 CHECKED BY | 张念华 | 张念华 |
| 设 计 DESIGNED BY | 龚运国 | 龚运国 |
| | 印刷体 PRINT | 签 署 SIGNATURE |

| | | |
|----------------------------|----------------------|-------------------------|
| 建设单位 CLIENT | 广东省云浮市气象局 | |
| 建设地点 SITE | 广东省云浮市云城区云城街道兴云东路春岗山 | |
| 工程名称 PROJECT | 云浮市气象局基础设施建设项目 | |
| 子项—单体名称 SUBPROJECT-UNIT | 新建业务用房 | |
| 图 名 TITLE | 排水管道开挖、回填横断面 | |
| 设计号 CONTRACT No. | | |
| 版次 EDITION No. | 01 | 日期 DATE 2025. 08 |
| 图别 DRAWING TYPE | 水 施 | 图号 DRAWING No. SS-12 |
| 归档纪录: ARCHIVES: | | |