


一层周边监控平面布置图

序号	代号	名称	数量	型号与规格	备注
1	1	400万POC高清红外摄像机	49支		安装在车库周边通道
2	2	弱电机房摄像头汇接点	5个		
3	3	8芯光缆	/		
4	4	六类网线	/		
5	5	数据转接器MR-150×100×1.2	/		

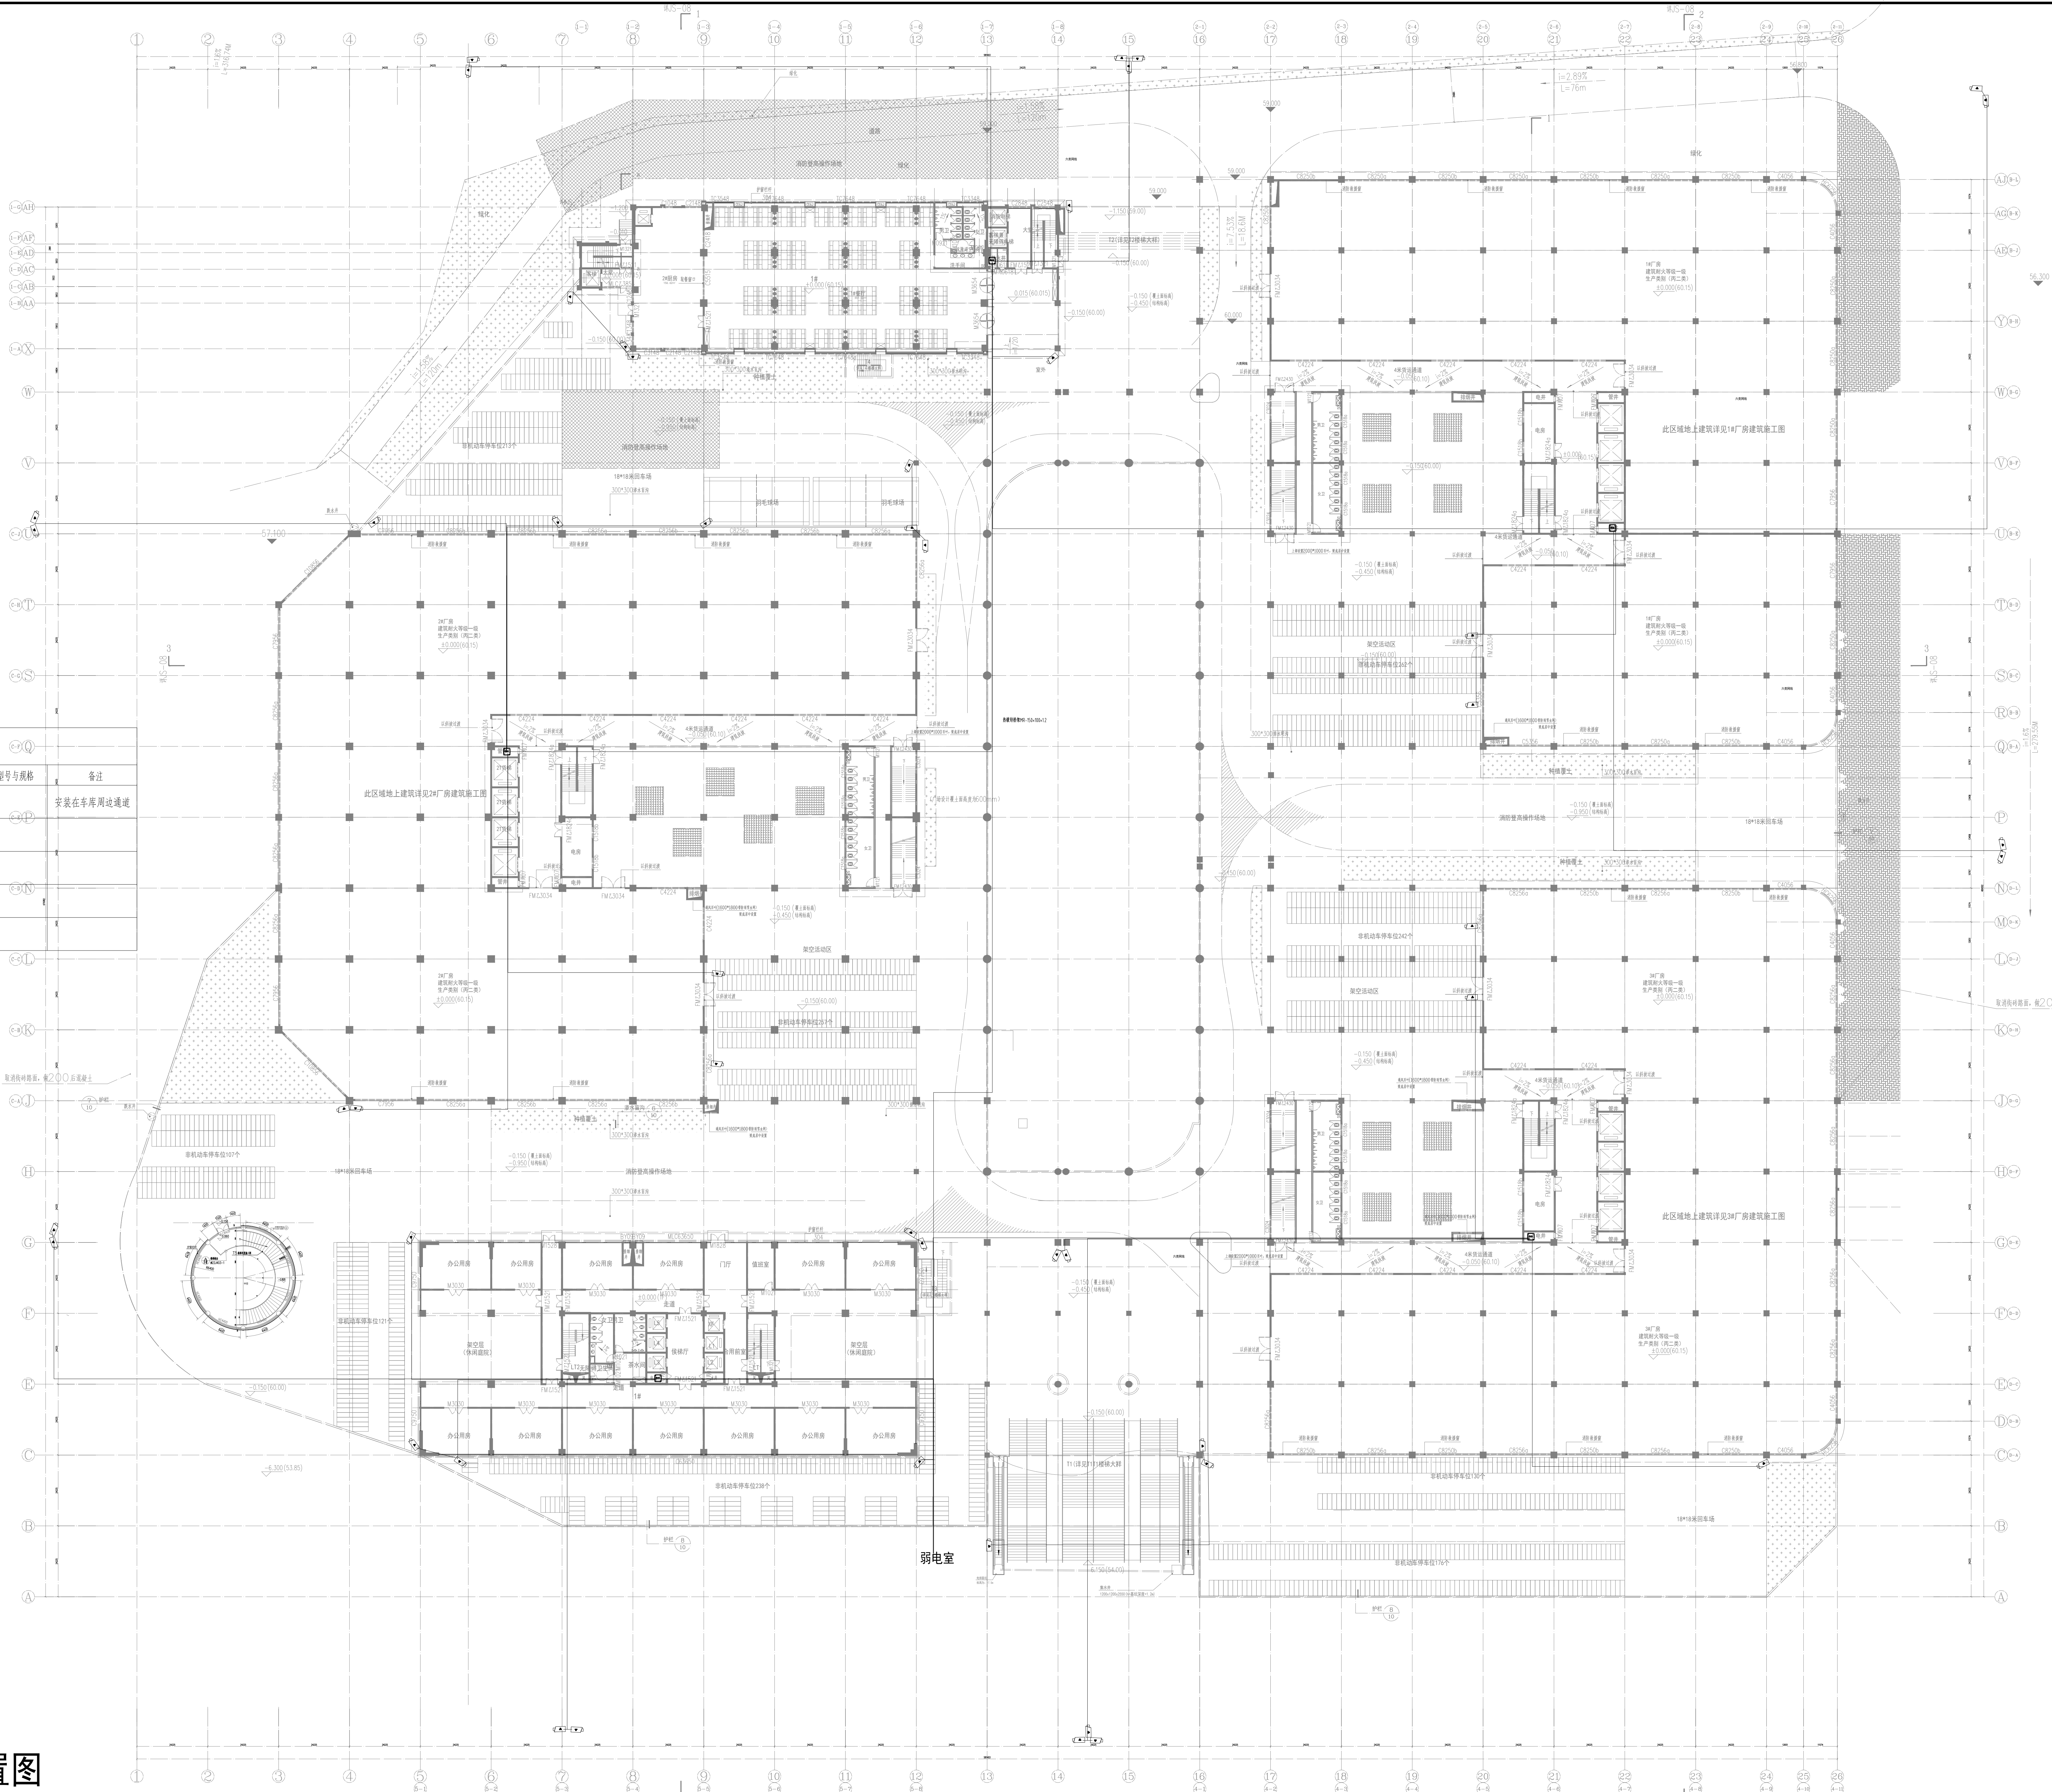

**中垣设计**  
贵州中垣设计有限公司  
Guizhou Zhongyuan Design Co., Ltd.

备注

1. 本图依据规划、施工图审查、消防等主管部门批准后方可生效。
2. 图中所有尺寸均以标注为准，除注明外，标高以米（m）为单位，其余均以毫米（mm）为单位。
3. 使用本图时，请同时参照专业图纸，如有疑问，请及时与设计联系。
4. 施工单位不得擅自变更图纸，所有变更须经设计单位同意。
5. 本图以比例尺量取数据，一切尺寸均以图内数字所示为准。
6. 此图版权归设计单位所有。

建设单位  
罗定市双东环保工业园服务中心

工程名称  
罗定市双东环保工业园服务中心  
配套设施一期

注册师印章  
注册师 孟庆恩

项目负责人 吴丹

专业负责人 孟庆恩

审定人 唐银

审核人 孟庆恩

校对 胡健

设计 孟庆恩

图纸名称  
一层周边监控平面布置图

图幅比例 1:100

图号 弱电-07

专业 电气

设计阶段 施工图

设计日期 2024.11