



图例					
序号	代号	名称	数量	型号与规格	备注
1		400W POE高清红白半球摄像机	4支		安装在电梯箱内
2		400W POE高清红白摄像机	6个		安装在2#厂房周边区域
3		弱电机柜摄像头汇聚点	1个		
4		六类网线	/		

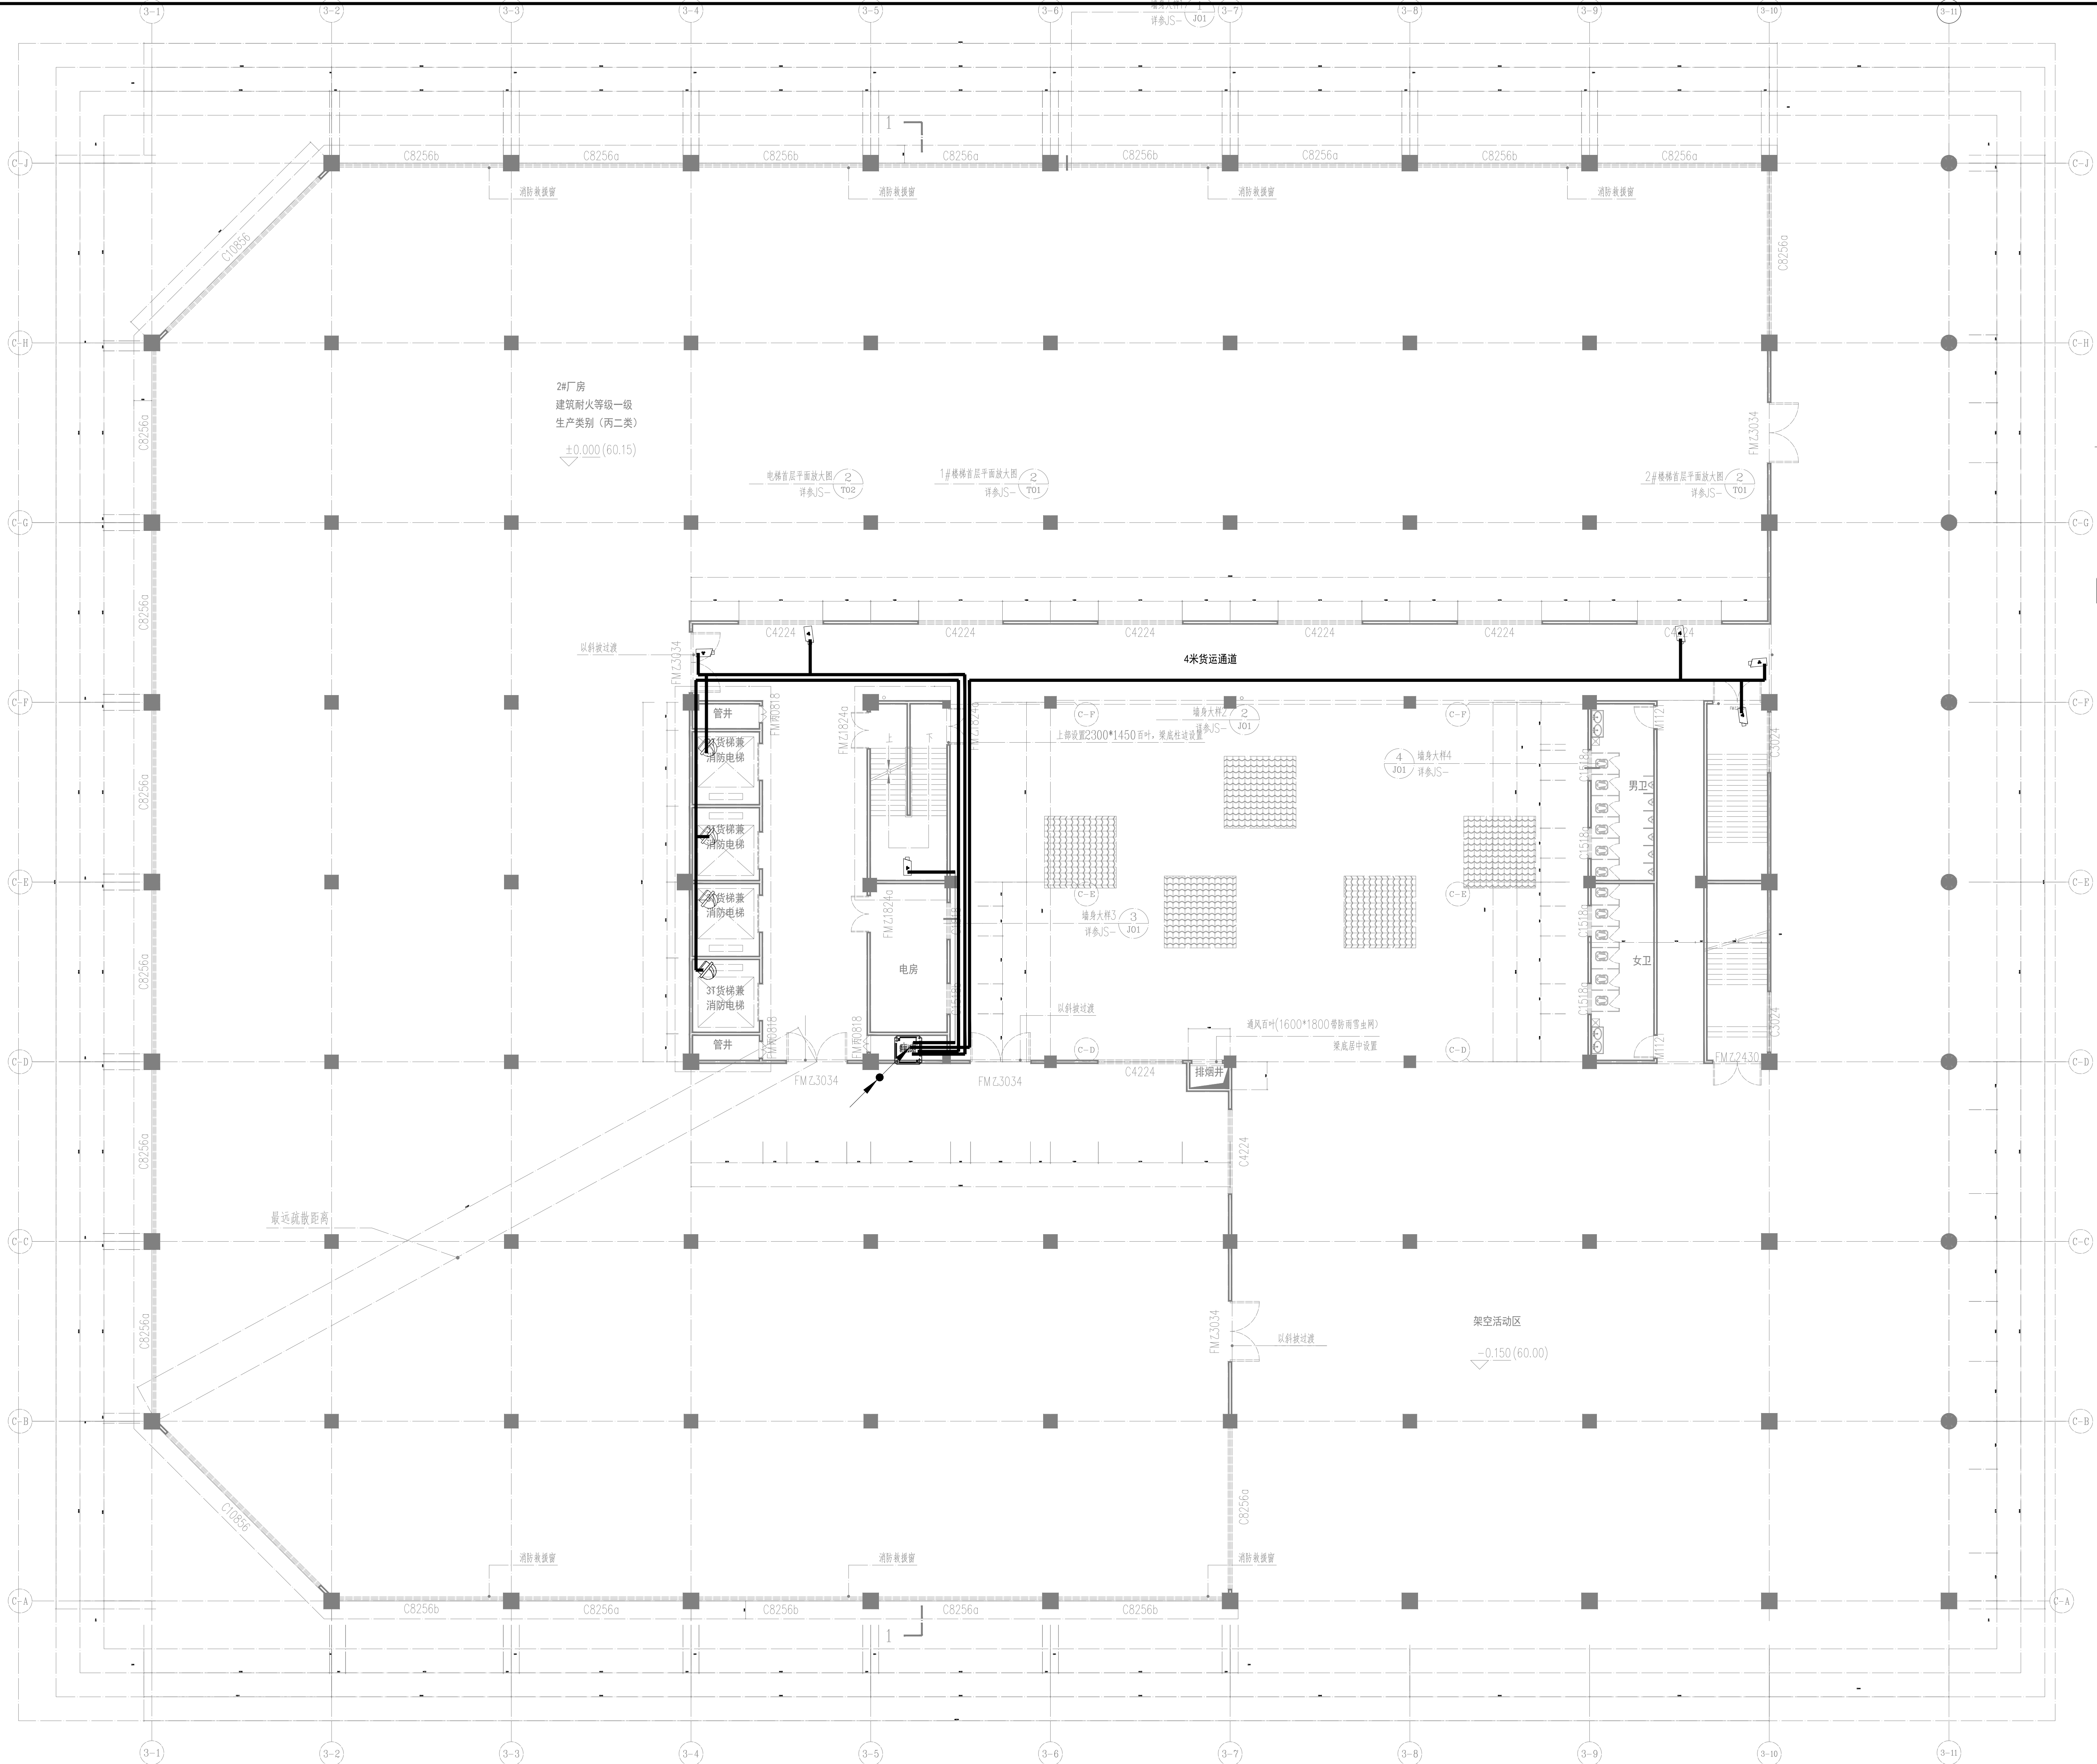

防火分区示意图

区位示意图

2#厂房首层监控平面布置图



中垣设计

贵州中垣设计有限公司
Guizhou Zhongyuan Design Co., Ltd.

备注

1. 本图纸依据规划、施工图审查、消防等主管部门批准后方可生效。
2. 图中所有尺寸均以标注为准，除注明外，标高以米（m）为单位，其余均以毫米（mm）为单位。
3. 使用本图纸时，请同时参照各专业图纸，如有疑问，请及时与设计单位联系。
4. 施工时不得随意变更原图，所有变更须经设计单位同意。
5. 本图以比例尺量取数据，一切尺寸均以图内数字所示为准。
6. 此图版权归本设计单位所有。

建设单位
DESCRIPTION UNIT

罗定市双东环保产业园服务中心

工程名称
PROJECT NAME

禅城、罗定共建产业孵化基地
配套设施一期

注册师印章
REGISTERED SEAL

项目负责人 吴丹

专业负责人 孟庆恩

审定人 唐银

审核人 孟庆恩

校对 胡健

设计 孟庆恩

图纸名称
DRAWING TITLE

2#厂房首层监控平面布置图

图纸比例
SCALE

1:100

图号
DRAWING NO.

弱电-11

专业
DISCIPLINE

电气

设计阶段
DESIGN STAGE

施工图

设计日期
DESIGN DATE

2024.11