


图例					
序号	代号	名称	数量	型号与规格	备注
1		400万POE高清红外摄像机	6个		安装在连廊通道
2		弱电机柜摄像头汇焦点	1个		
3		六类网线	/		

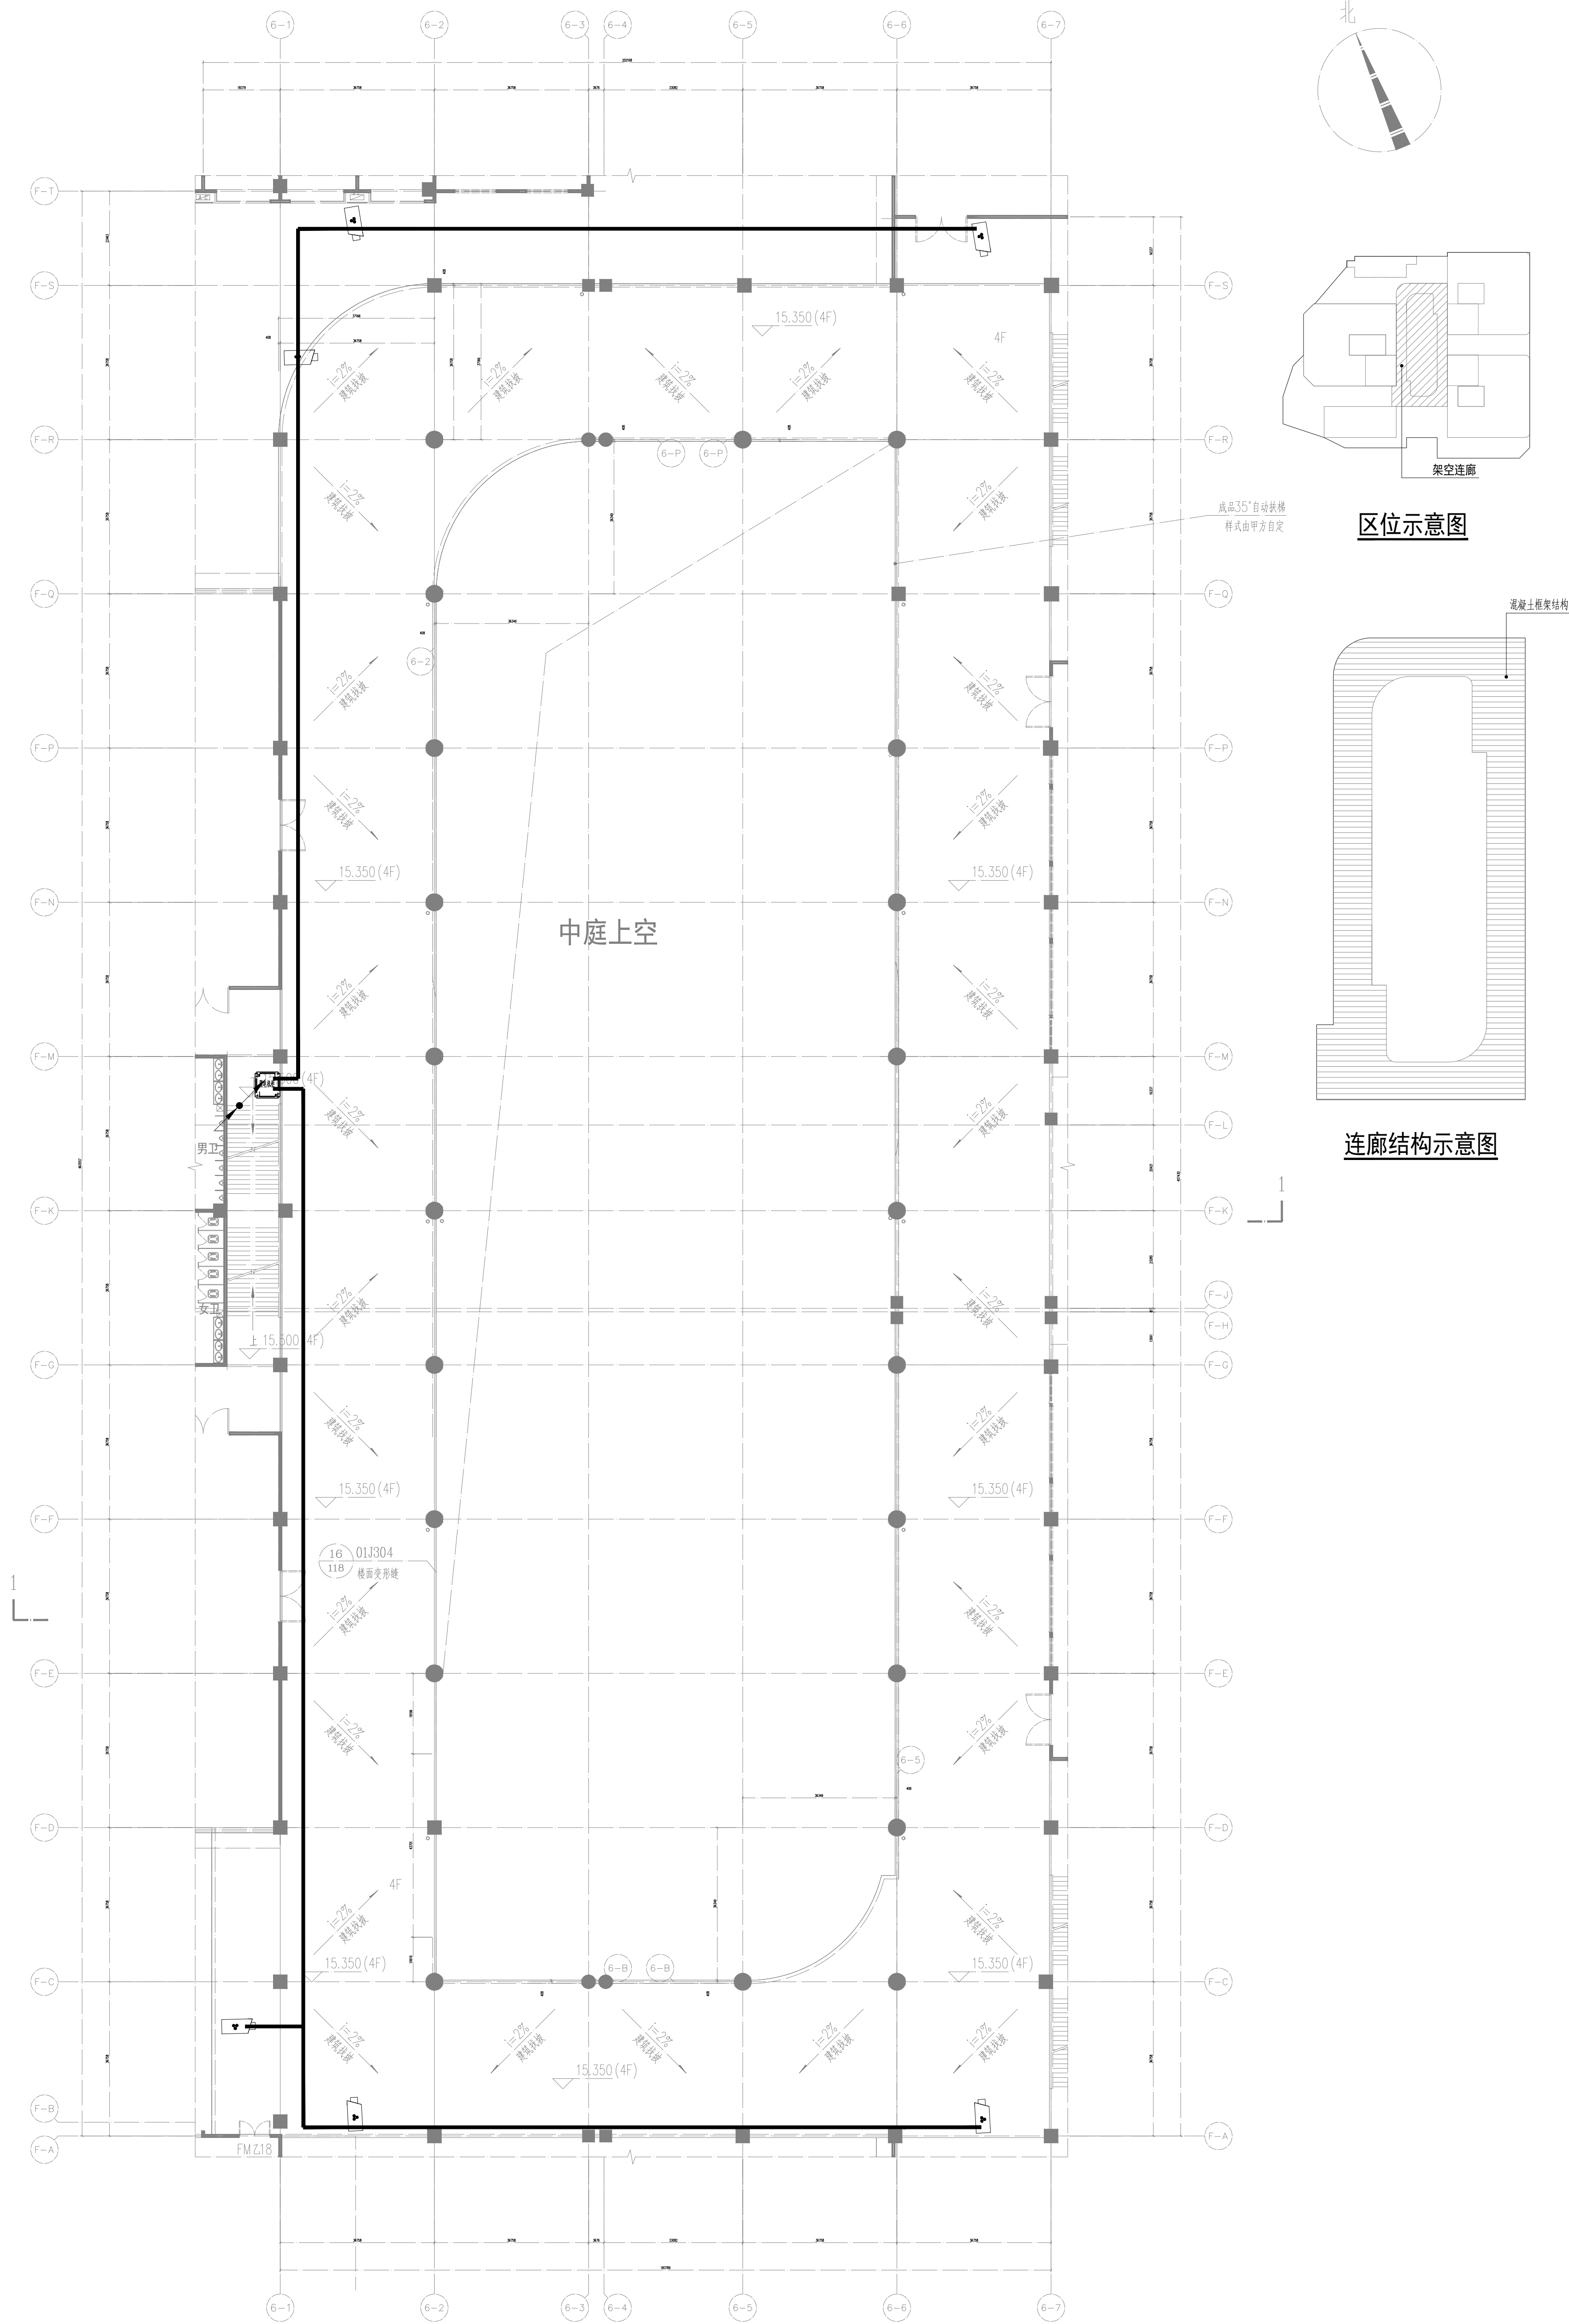

四层架空连廊监控平面布置图

本层建筑面积(计半): 1265.77m²



中垣设计

贵州中垣设计有限公司
Guizhou Zhongyuan Design Co., Ltd.

备注
1. 本图纸依据规划、施工图审查、消防等主管部门批准后方可生效。
2. 图中所有尺寸均以标注为准, 除注明外, 标高以米 (m) 为单位, 其余均以毫米 (mm) 为单位。
3. 使用本图纸时, 请同时参照各专业图纸, 如有疑问, 请及时与设计联系。
4. 施工单位不得擅自随意变更图纸, 所有变更须经设计单位同意。
5. 本图以比例尺量量为准, 一切尺寸以图内数字所示为准。
6. 此图纸版权归设计单位所有。

建设单位
DISCUSSION UNIT

罗定市双东环保工业园服务中心

工程名称
PROJECT NAME

禅城、罗定共建产业孵化基地
配套设施一期

注册师印章
REGISTERED SEAL

项目负责人 吴丹

专业负责人 孟庆恩

审定人 唐银

审核人 孟庆恩

校对 胡健

设计 孟庆恩

图纸名称
DRAWING TITLE

四层架空连廊监控平面布置图

图纸比例 1:100

图号 弱电施-20

专业 电气

设计阶段 施工图

设计日期 2024.11