



图例					
序号	代号	名称	数量	型号与规格	备注
1		400万POE高清红外摄像机	6个		安装在连廊通道
2		弱电机柜摄像头汇聚点	1个		
3		六类网线	/		

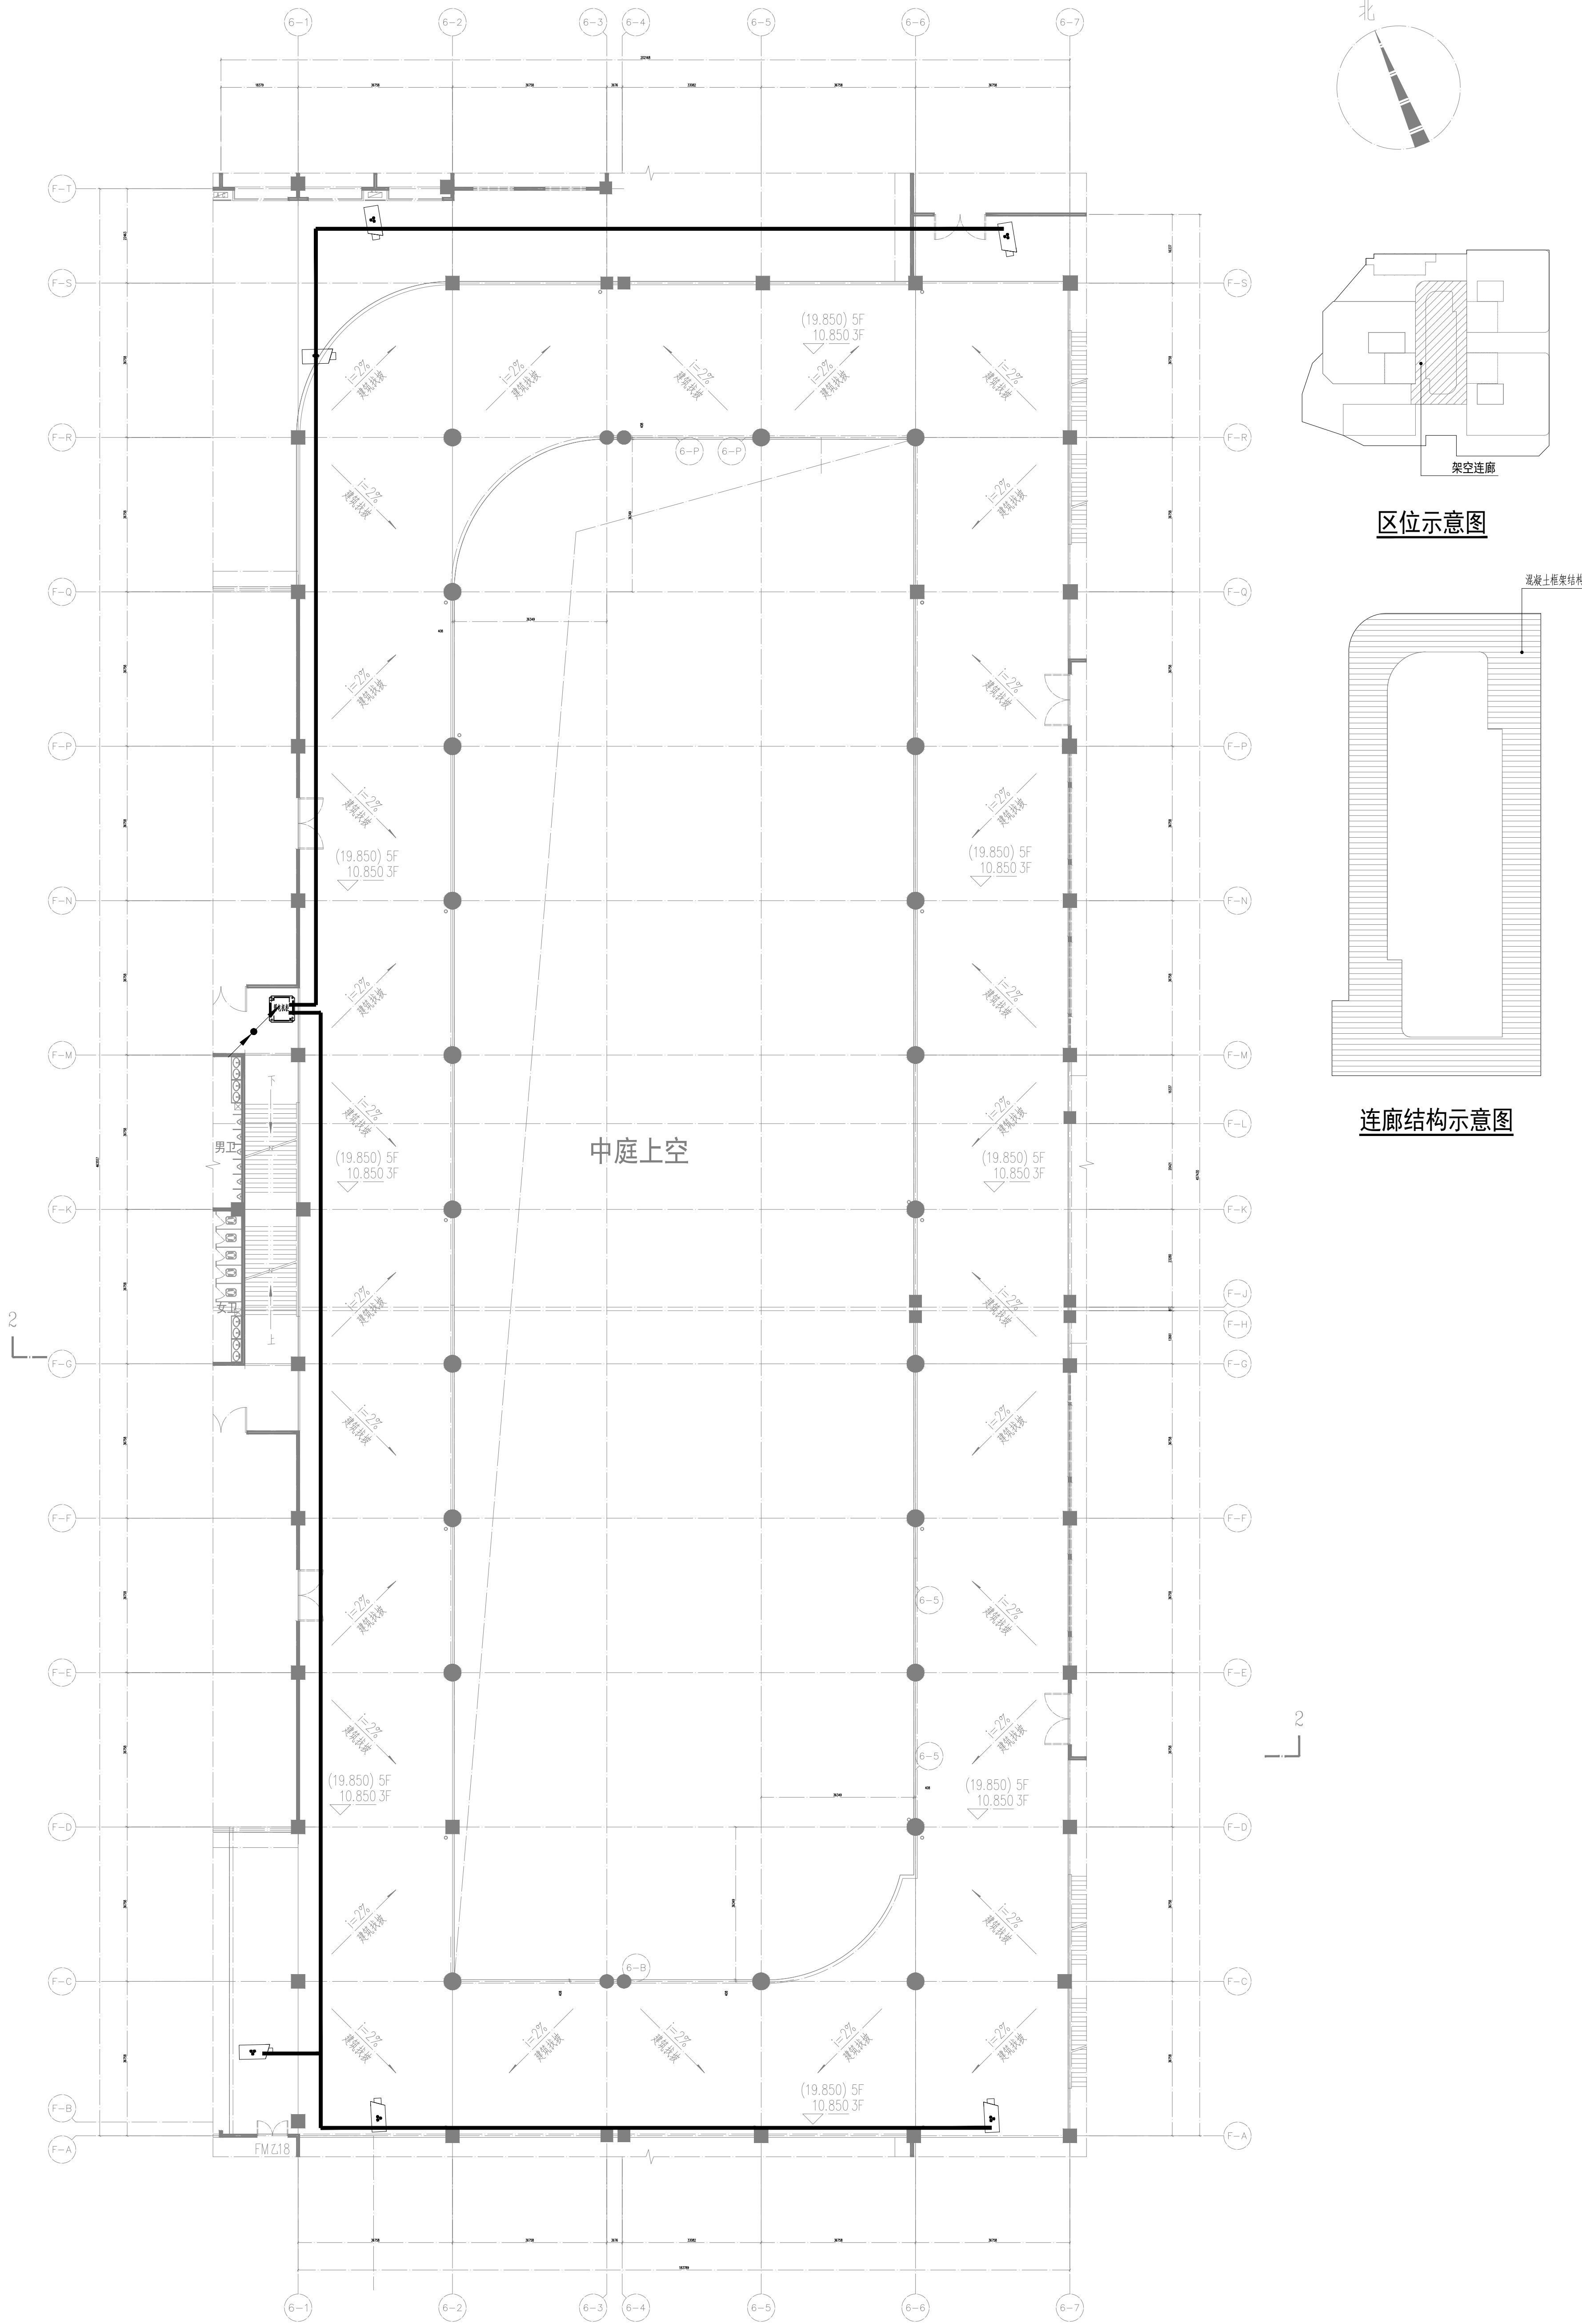

五层架空连廊监控平面布置图

本层建筑面积(计半): 1265.77㎡



中垣设计

贵州中垣设计有限公司
Guizhou Zhongyuan Design Co., Ltd.

备注

1. 本图依据规划、施工图审查、消防等主管部门批准后方可生效。
2. 图中所有尺寸均以标注为准，除注明外，标高以米 (m) 为单位，其余均以毫米 (mm) 为单位。
3. 使用本图时，请及时参照专业图纸，如有疑问，请及时与设计联系。
4. 施工单位不得擅自变更图纸，所有变更须经设计单位同意。
5. 本图以比例尺量为准，一切尺寸以图内数字所示为准。
6. 此图版权归本设计单位所有。

建设单位

罗定市双东环保工业园服务中心

工程名称

罗定市双东环保工业园服务中心

注册师印章

注册师姓名: 吴丹

项目负责人	吴丹
专业负责人	孟庆恩
审定人	唐银
审核人	孟庆恩
校对	胡健
设计	孟庆恩

图纸名称

五层架空连廊监控平面布置图

图纸比例	1:100
图号	弱电施-21
专业	电气
设计阶段	施工图
设计日期	2024.11