



层数	标高H(m)	
(屋面层)	53.00	
(12F)	49.00	4000
(11F)	45.00	4000
(10F)	41.00	4000
(9F)	37.00	4000
(8F)	33.00	4000
(7F)	29.00	4000
(6F)	24.50	4500
(5F)	20.00	4500
(4F)	15.50	4500
(3F)	11.00	4500
(2F)	6.50	4500

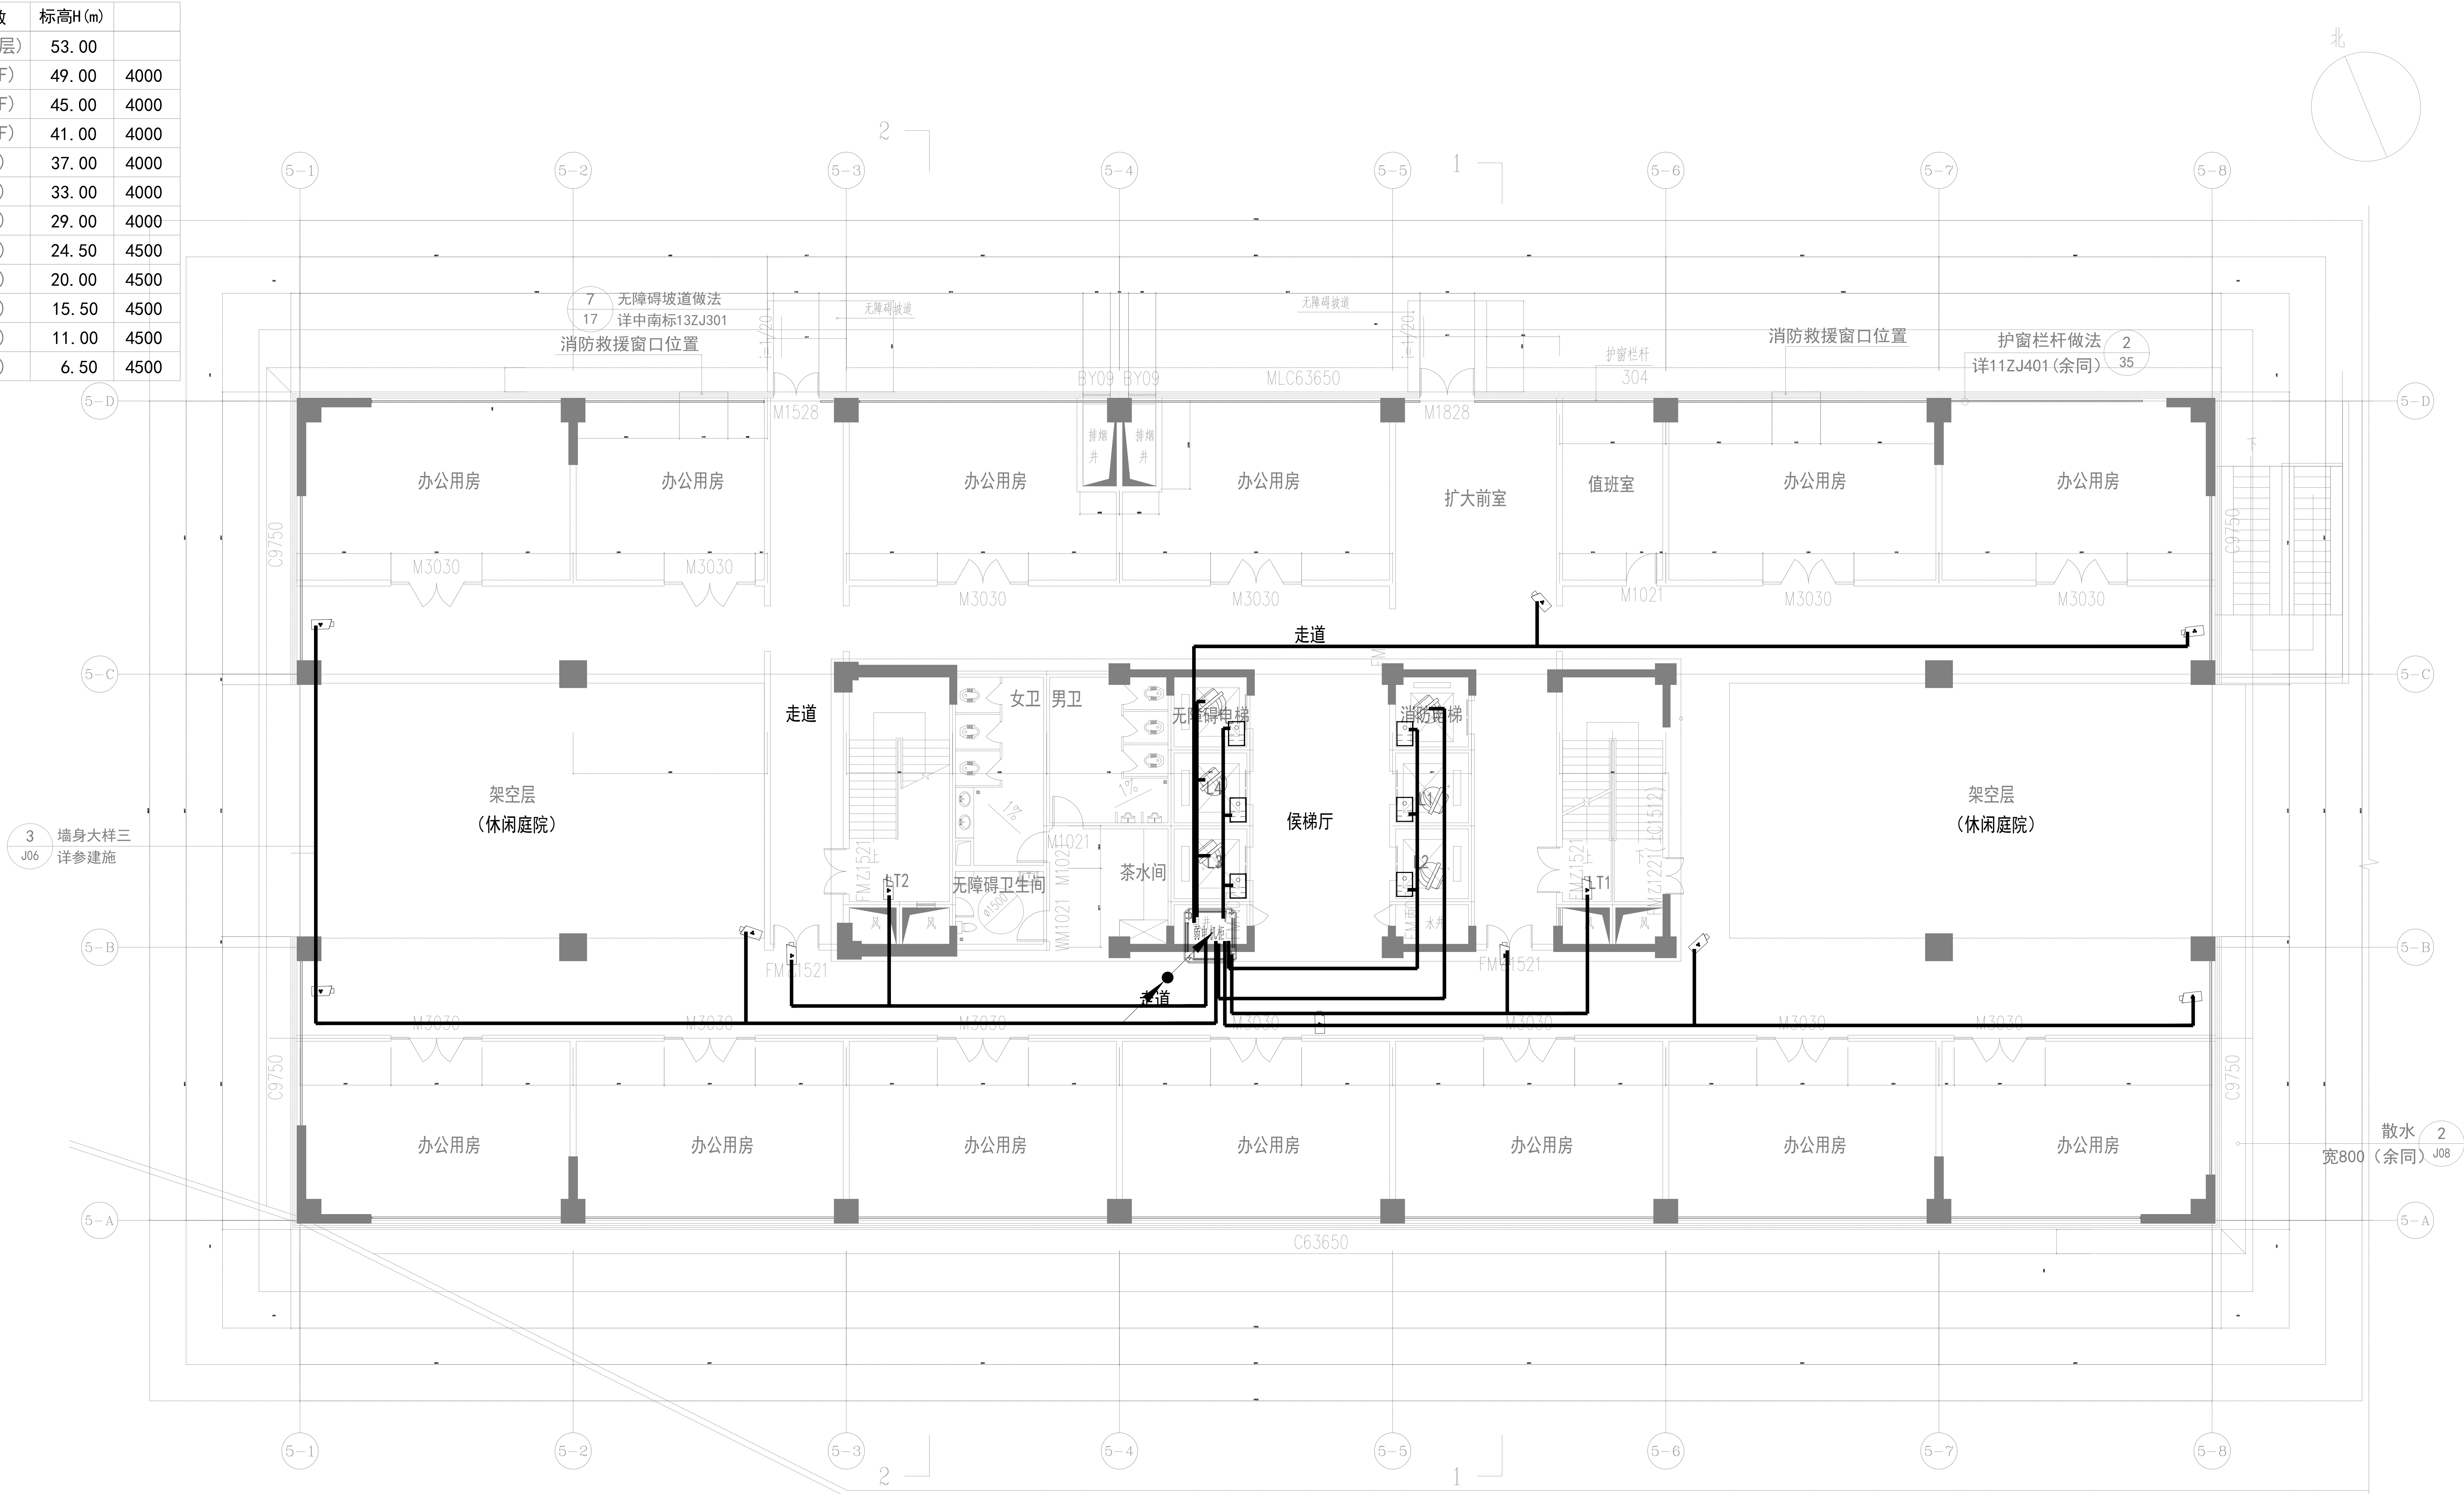

图例					
序号	代号	名称	数量	型号与规格	备注
1		400万POE高清红外半球摄像机	6支		安装在电梯箱内
2		400万POE高清红外摄像机	12个		安装在业务楼周边通道区域
3		弱电机柜摄像头汇聚点	1个		
4		六类网线	/		
5		人脸识别梯控	6个		安装在电梯箱内

业务楼一层监控平面布置图



中垣设计

贵州中垣设计有限公司  
Guizhou Zhongtuan Design Co., Ltd.

备注

1. 本图依据设计任务书、施工图审查、消防等主管部门批准后方可生效。
2. 图中所有尺寸均以标注为准，除注明外，标高以米 (m) 为单位，其余均以毫米 (mm) 为单位。
3. 使用本图时，请及时参阅各专业图纸，如有疑问，请及时与设计联系。
4. 施工时不得随意变更原图，所有变更须经设计单位同意。
5. 本图以比例尺量为准，一切尺寸均以图内数字所示为准。
6. 此图版权归本设计单位所有。

建设单位  
DESCRIPTION UNIT

罗定市双东环保产业园服务中心

工程名称  
PROJECT NAME

禅城、罗定共建产业孵化基地配套设施一期

注册师印章  
REGISTERED SEAL

项目负责人 吴丹

专业负责人 孟庆恩

审定人 唐银

审核人 孟庆恩

校对 胡健

设计 孟庆恩

图纸名称  
DRAWING TITLE

业务楼一层监控平面布置图

图幅比例  
SCALE

1:100

图号  
DRAWING NO.

弱电施-23

专业  
DISCIPLINE

电气

设计阶段  
DESIGN STAGE

施工图

设计日期  
DESIGN DATE

2024.11