



层数	标高H(m)	
(屋面层)	53.00	
(12F)	49.00	4000
(11F)	45.00	4000
(10F)	41.00	4000
(9F)	37.00	4000
(8F)	33.00	4000
(7F)	29.00	4000
(6F)	24.50	4500
(5F)	20.00	4500
(4F)	15.50	4500
(3F)	11.00	4500
(2F)	6.50	4500

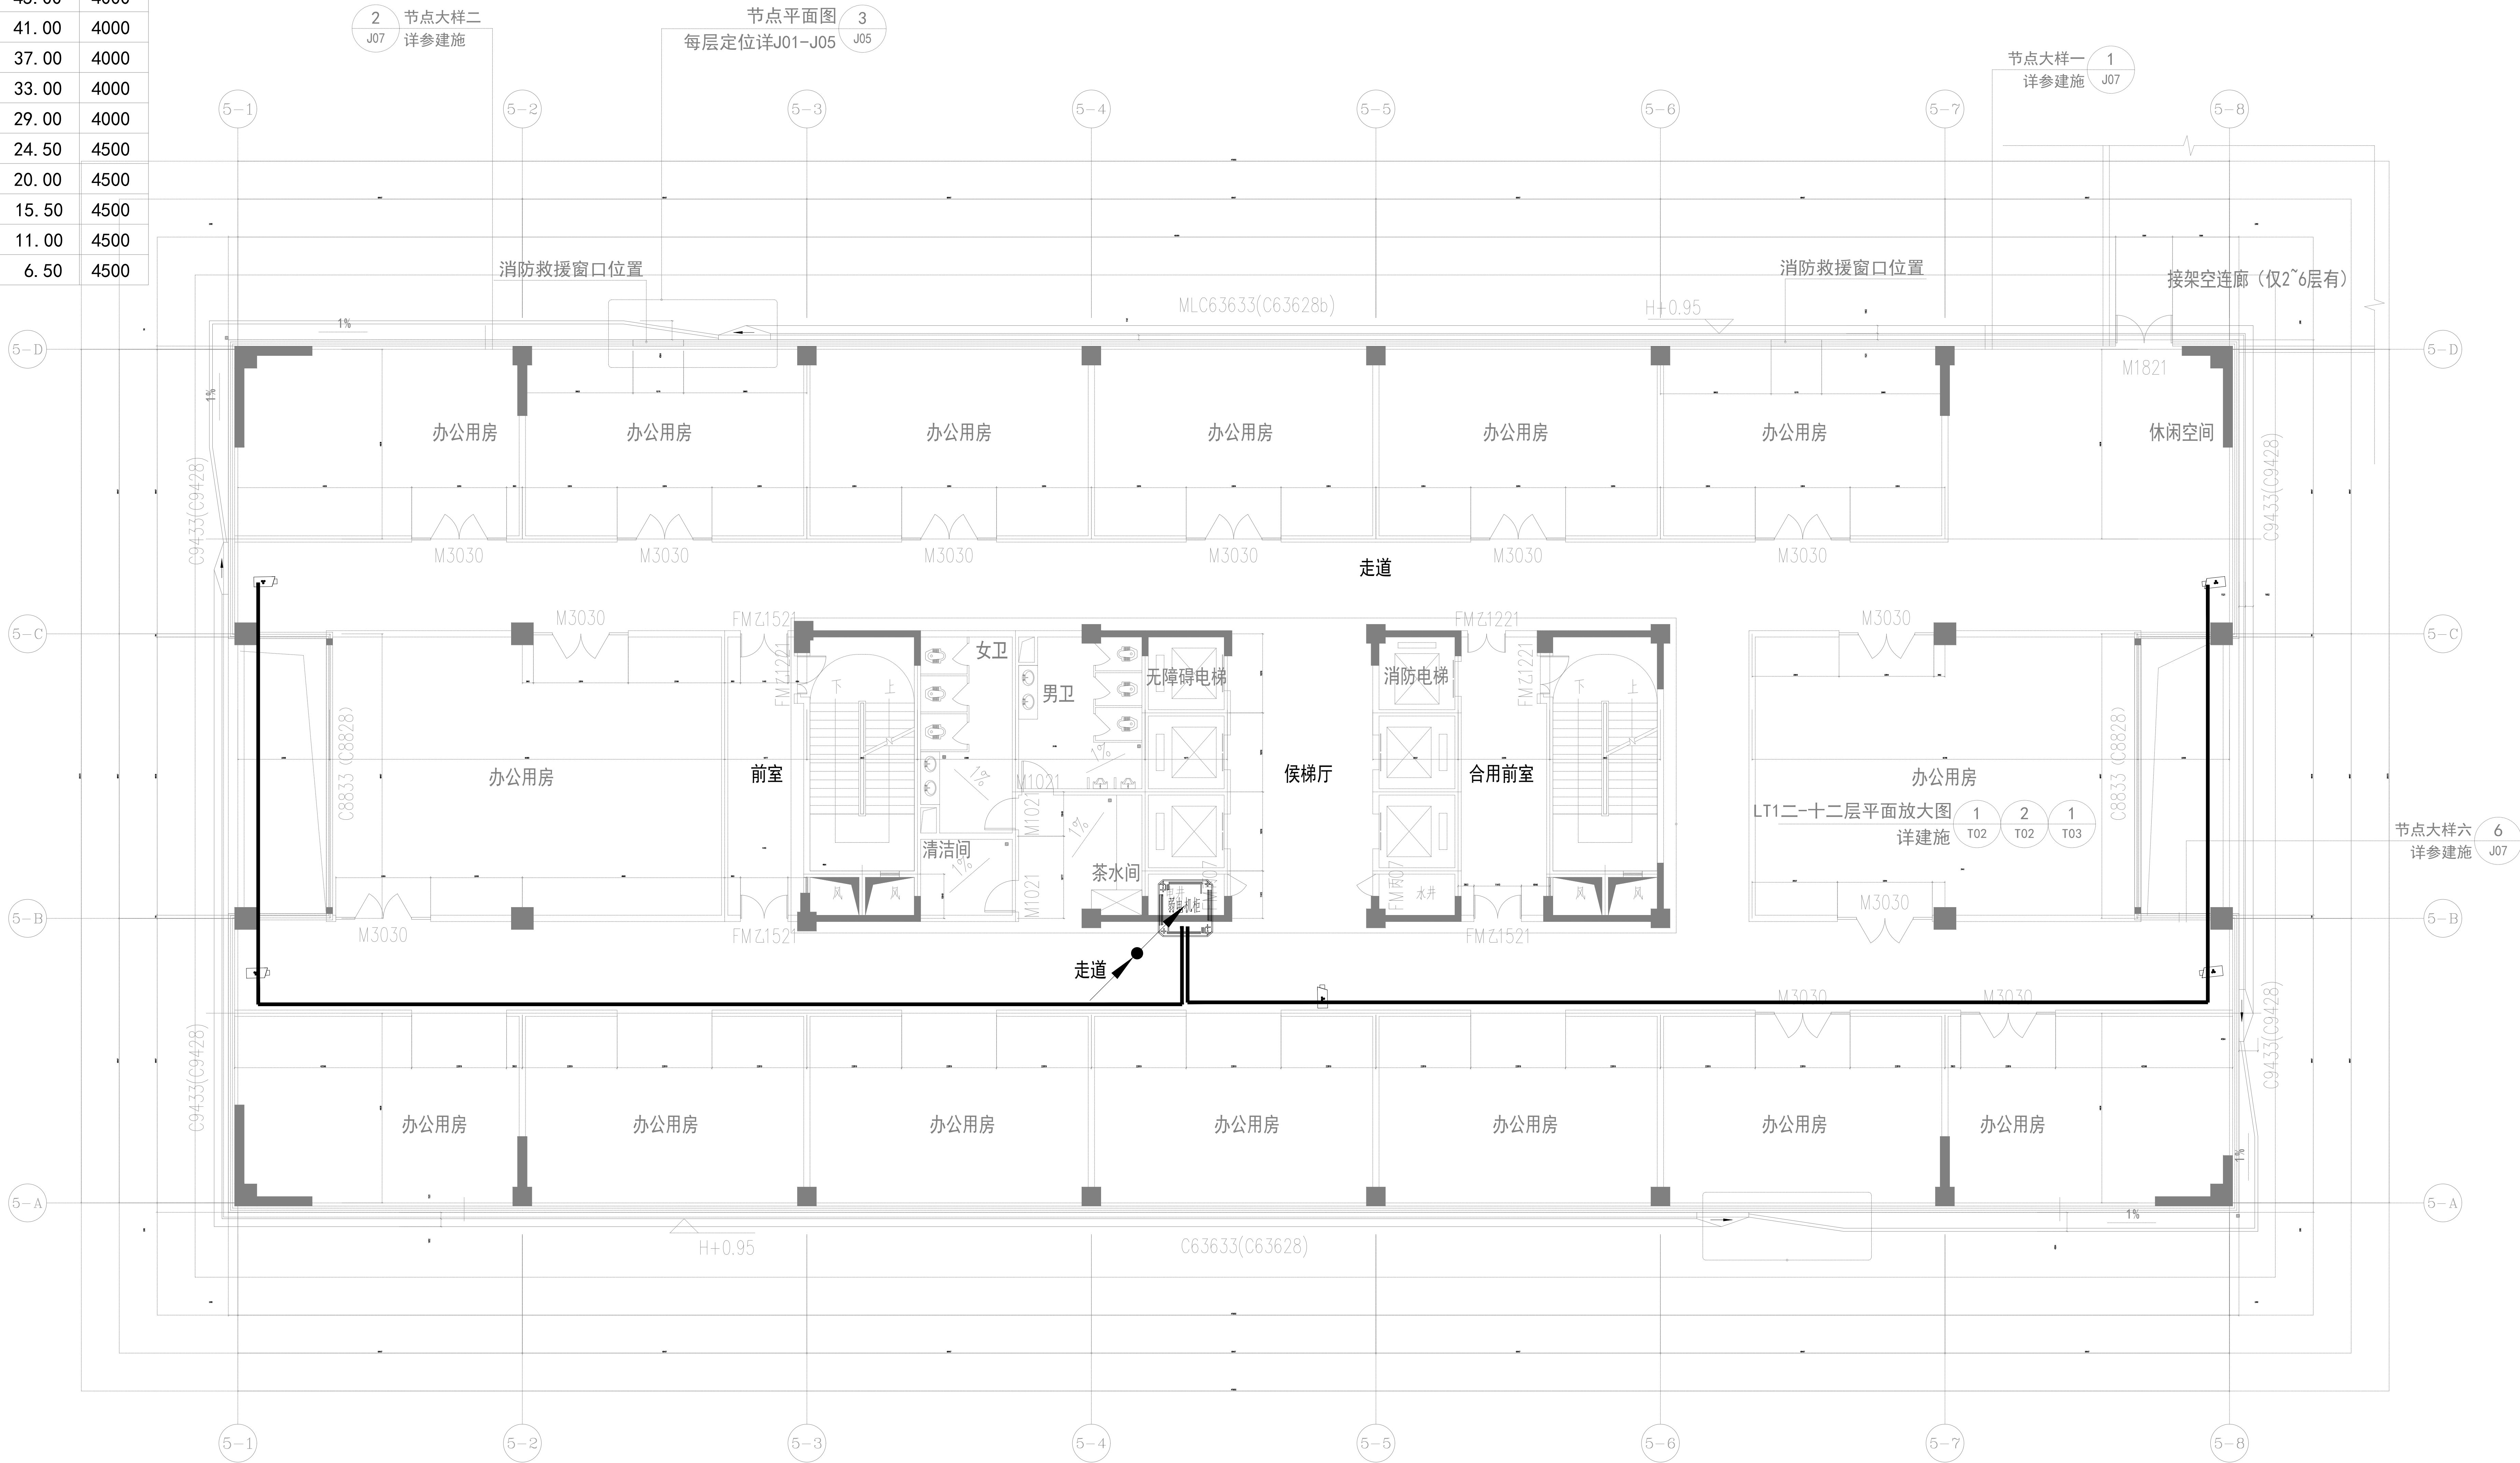

图例

序号	代号	名称	数量	型号与规格	备注
1		400万POE高清红外摄像机	5个		安装在业务楼周边通道区域
2		弱电机柜摄像头汇聚点	1个		
3		六类网线	/		

业务楼三、四、六层监控平面布置图



中垣设计

贵州中垣设计有限公司
Guizhou Zhongyuan Design Co., Ltd.

备注

1. 本图纸仅供参考，施工图审查、消防等主管部门批准后方可生效。
2. 图中所有尺寸均以标注为准，除注明外，标高以米 (m) 为单位，其余均以毫米 (mm) 为单位。
3. 使用本图纸时，请及时参照各专业图纸，如有疑问，请及时与设计单位联系。
4. 施工单位不得擅自随意变更，所有变更须经设计单位同意。
5. 本图纸比例尺仅供参考，一切尺寸均以图内数字所示为准。
6. 此图纸版权归本设计单位所有。

建设单位
DESCRIPTION UNIT

罗定市双东环保工业园服务中心

工程名称
PROJECT NAME

神城、罗定共建产业孵化基地
配套设施一期

注册师印章
REGISTERED SEAL

项目负责人 吴丹

专业负责人 孟庆恩

审定人 唐银

审核人 孟庆恩

校对 胡健

设计 孟庆恩

图纸名称
DRAWING TITLE

业务楼二、四、六层监控平面布置图

图纸比例	1:100
图号	弱电施-24
专业	电气
设计阶段	施工图
设计日期	2024.11