



层数	标高H(m)	
(屋面层)	53.00	
(12F)	49.00	4000
(11F)	45.00	4000
(10F)	41.00	4000
(9F)	37.00	4000
(8F)	33.00	4000
(7F)	29.00	4000
(6F)	24.50	4500
(5F)	20.00	4500
(4F)	15.50	4500
(3F)	11.00	4500
(2F)	6.50	4500

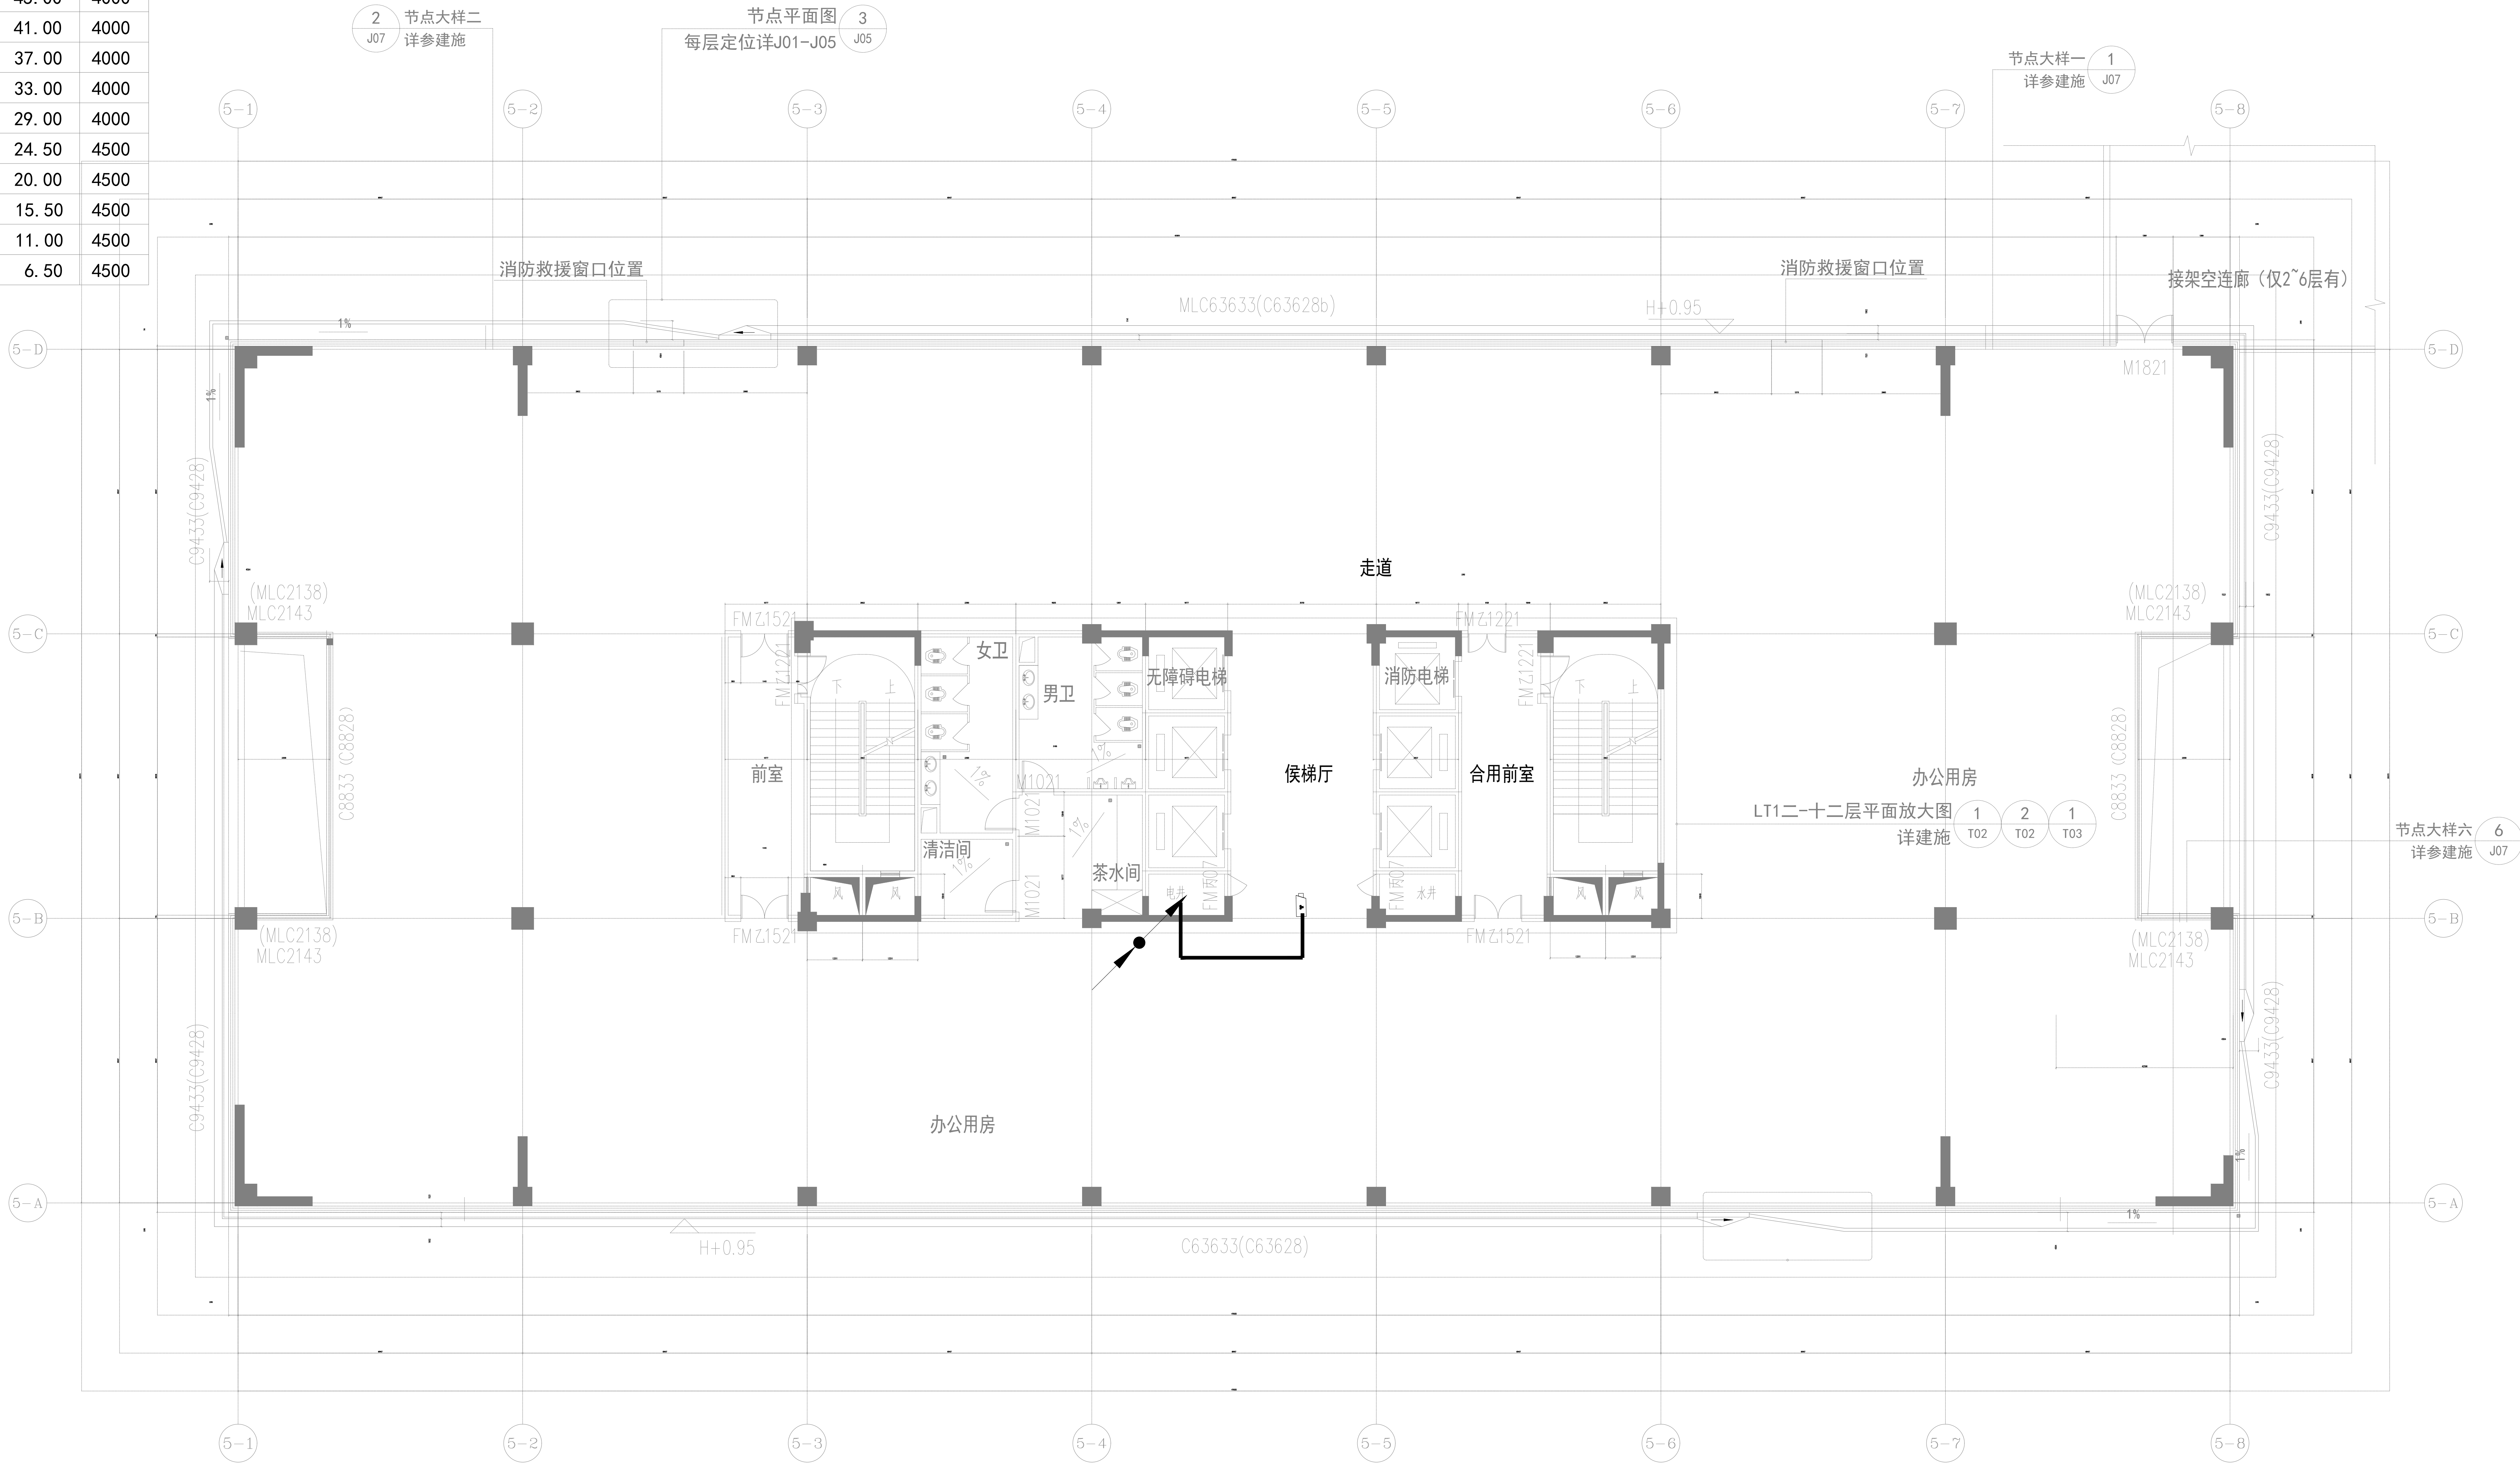

图例

序号	代号	名称	数量	型号与规格	备注
1		400万POE高清红外摄像机	1个		安装在业务楼周边通道区域
2		弱电机柜摄像头汇聚点	0个		
3		六类网线	/		

业务楼七、九、十层监控平面布置图



中垣设计

贵州中垣设计有限公司
Guizhou Zhongtuan Design Co., Ltd.

备注

1. 本图纸为初步设计，施工图审查、消防等主管部门批准后方可生效。
2. 图中所有尺寸均以标注为准，除注明外，标高以米 (m) 为单位，其余均以毫米 (mm) 为单位。
3. 使用本图纸时，请同时参照各专业图纸，如有疑问，请及时与设计单位联系。
4. 施工单位不得擅自随意变更图纸，所有变更须经设计单位同意。
5. 本图以比例尺为准，一切尺寸均以图内数字所示为准。
6. 此图版权归设计单位所有。

建设单位
DESCRIPTION UNIT

罗定市双东环保工业园服务中心

工程名称
PROJECT NAME

神城、罗定共建产业孵化基地
配套设施一期

注册师印章
REGISTERED SEAL

项目负责人	吴丹	
专业负责人	孟庆恩	
审定人	唐银	
审核人	孟庆恩	
校对	胡健	
设计	孟庆恩	

图纸名称
DRAWING TITLE

业务楼七、九、十层监控平面布置图

图纸比例	1:100
图号	弱电施-25
专业	电气
设计阶段	施工图
设计日期	2024.11