



层数	标高H(m)	
(屋面层)	53.00	
(12F)	49.00	4000
(11F)	45.00	4000
(10F)	41.00	4000
(9F)	37.00	4000
(8F)	33.00	4000
(7F)	29.00	4000
(6F)	24.50	4500
(5F)	20.00	4500
(4F)	15.50	4500
(3F)	11.00	4500
(2F)	6.50	4500

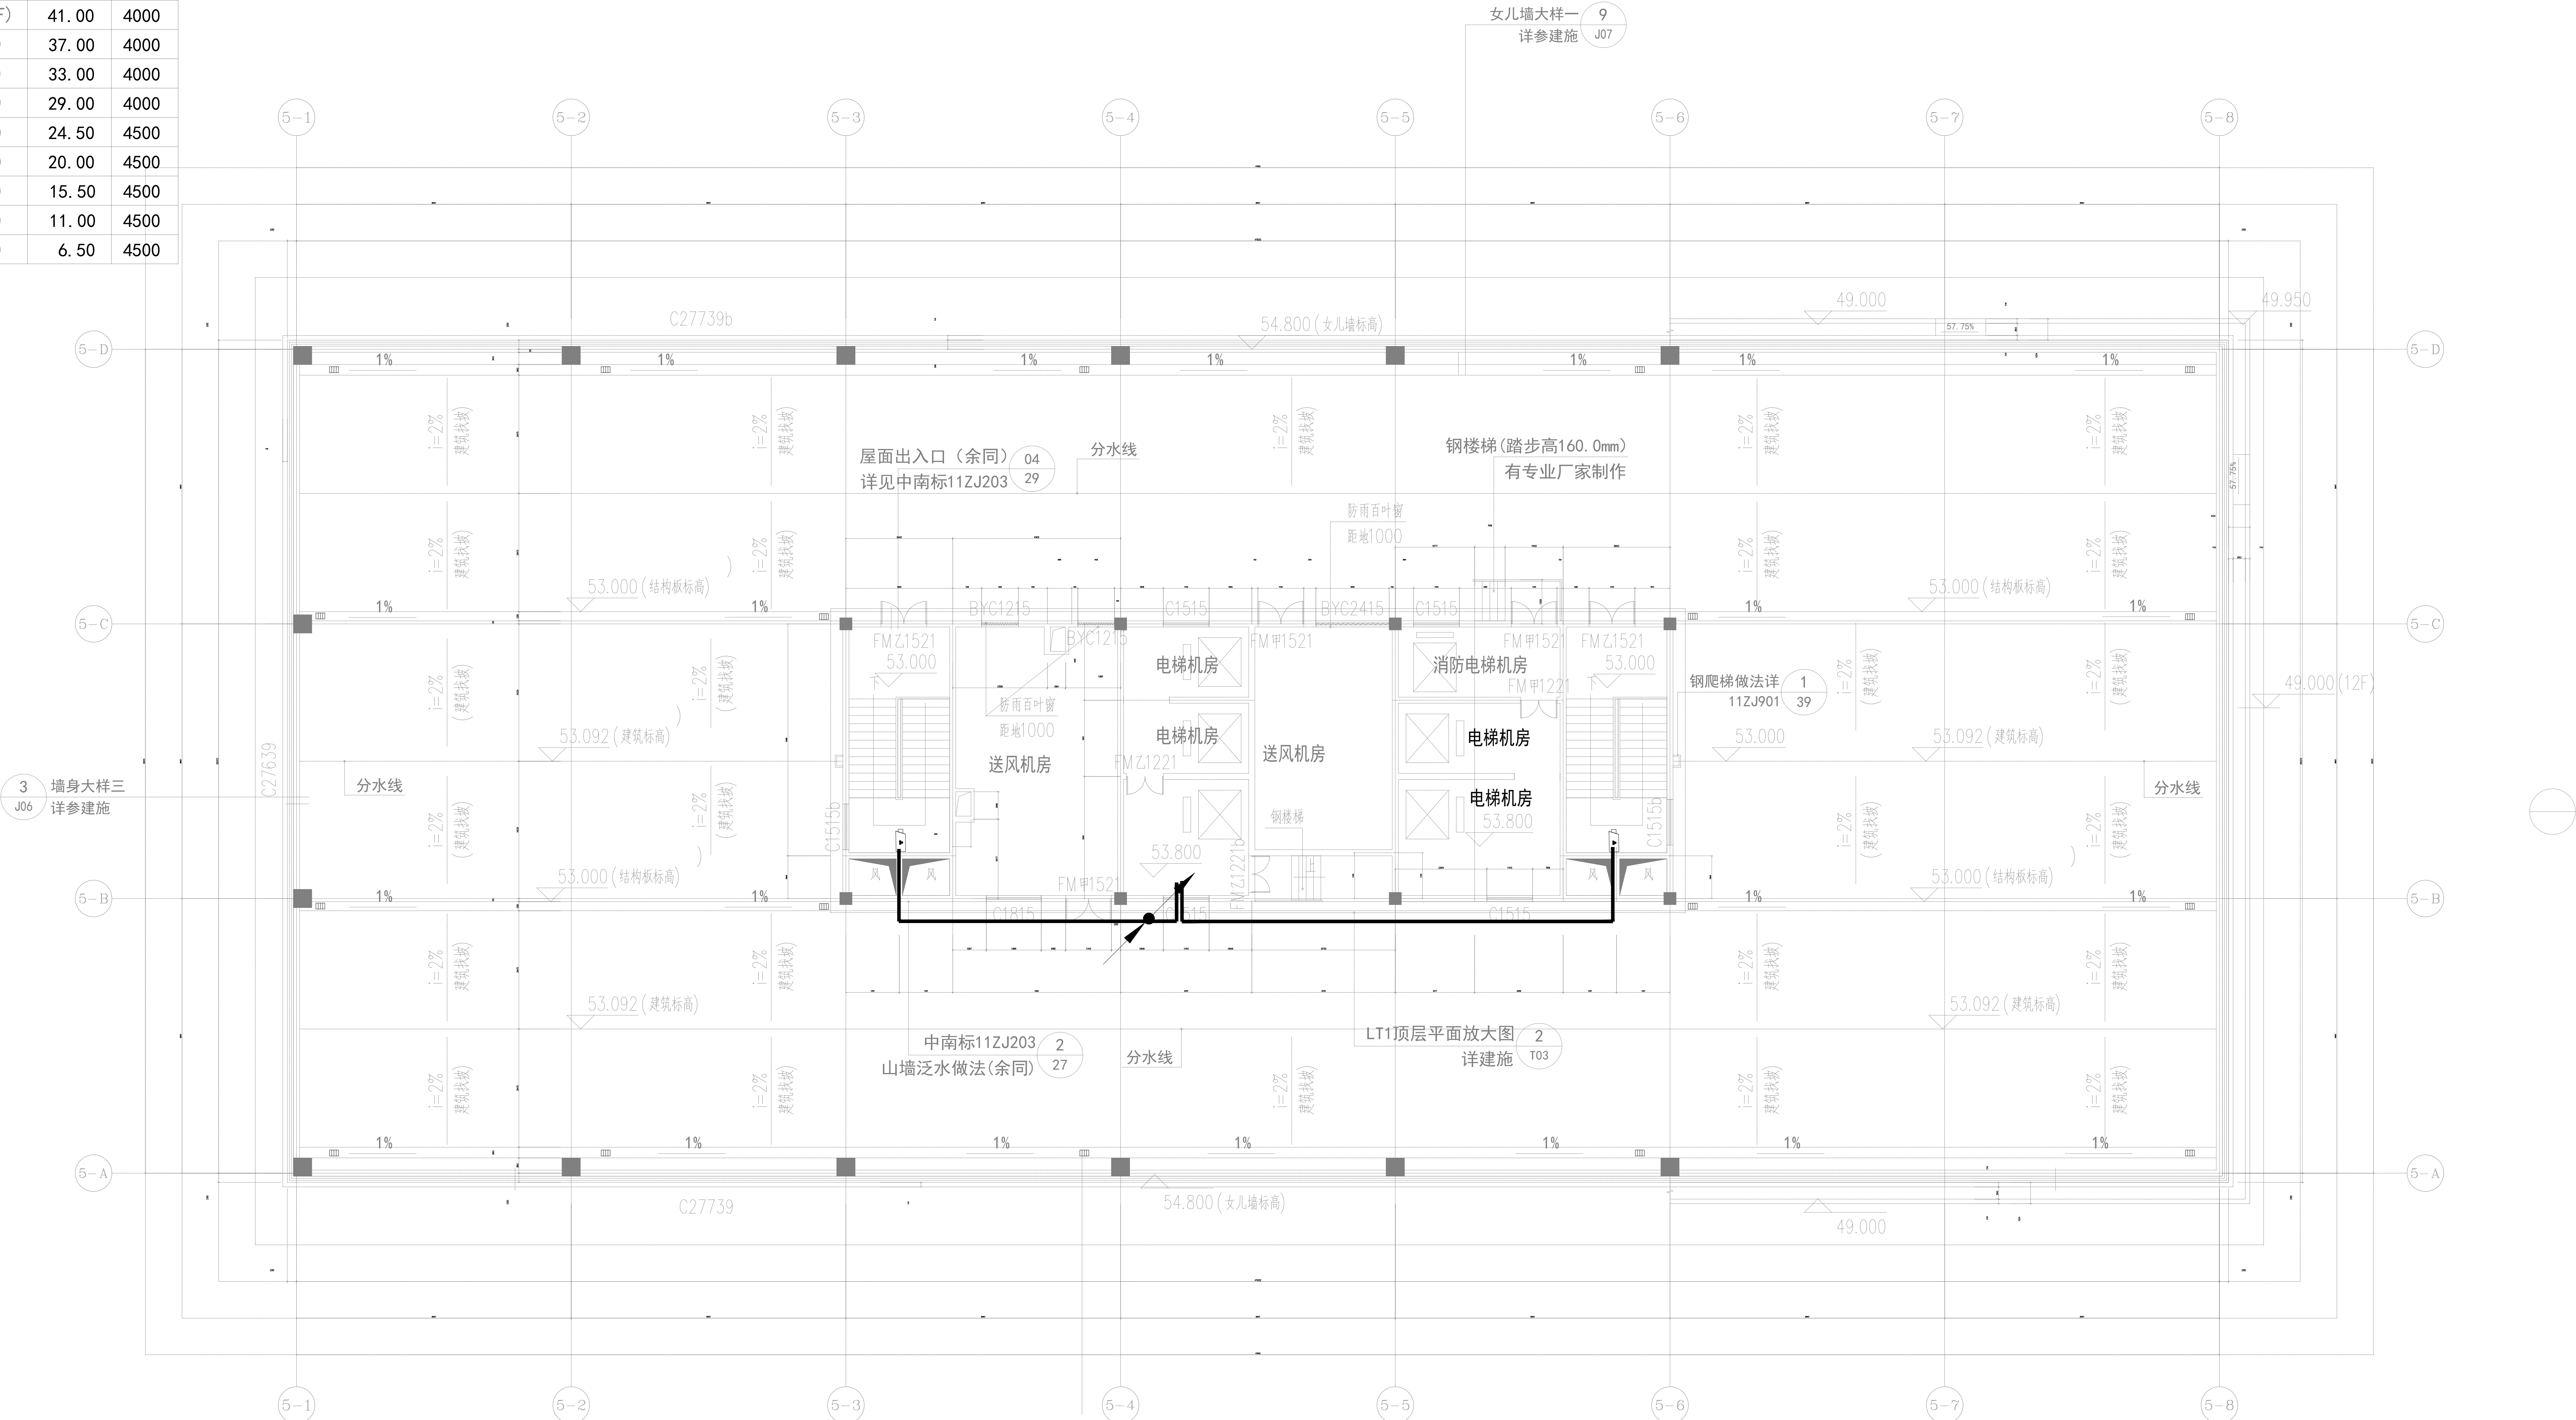

图例					
序号	代号	名称	数量	型号与规格	备注
1		400万POE高清红外摄像头	2个		安装在业务楼周边通道区域
2		弱电机柜摄像头汇聚点	0个		
3		六类网线	/		

业务楼屋面层监控平面布置图

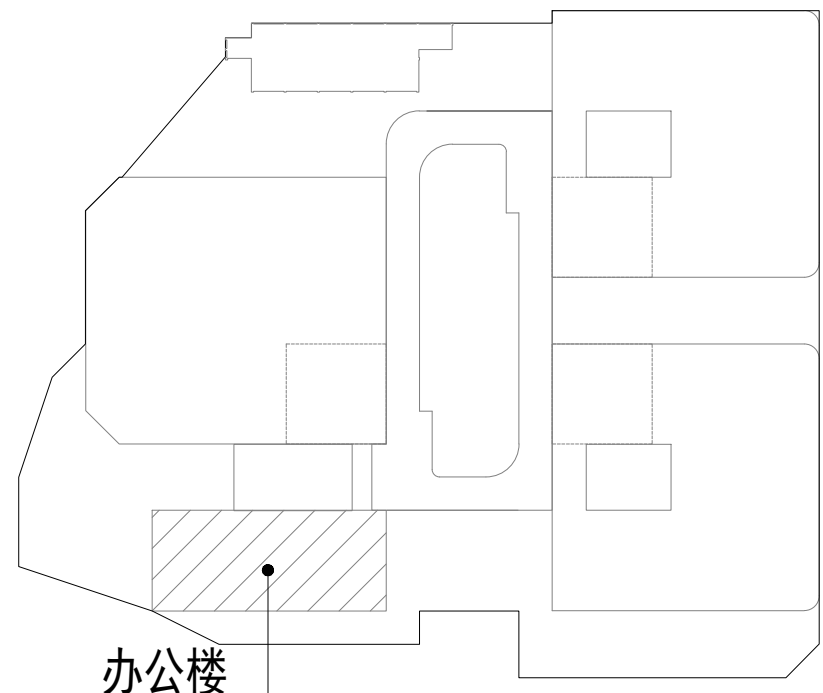

区位示意图

中垣设计

贵州中垣设计有限公司
Guizhou Zhongtuan Design Co., Ltd.

- 备注
1. 本图依据相关规范、施工图审查、消防等主管部门批准后方可生效。

2. 图中所有尺寸均以标注为准，除注明外，标高以米 (m) 为单位，其余均以毫米 (mm) 为单位。

3. 使用本图时，请同时参照专业图纸，如有疑问，请及时与设计单位联系。

4. 施工单位不得擅自变更图纸，所有变更须经设计单位同意。

5. 本图以比例尺为准，一切尺寸均以图内数字所示为准。

6. 此图版权归本设计单位所有。

建设单位

DESCRIPTION UNIT

罗定市双东环保工业园服务中心

工程名称

PROJECT NAME

禅城、罗定共建产业孵化基地配套设施一期

注册师印章

REGISTERED SEAL

项目负责人 吴丹

专业负责人 孟庆恩

审定人 唐银

审核人 孟庆恩

校对 胡健

设计 孟庆恩

图纸名称

DRAWING TITLE

业务楼屋面层监控平面布置图

图幅比例

SCALE

1:100

图号

弱电机-26

专业

电气

设计阶段

施工图

设计日期

2024.11