




弱电手孔井剖面大样图

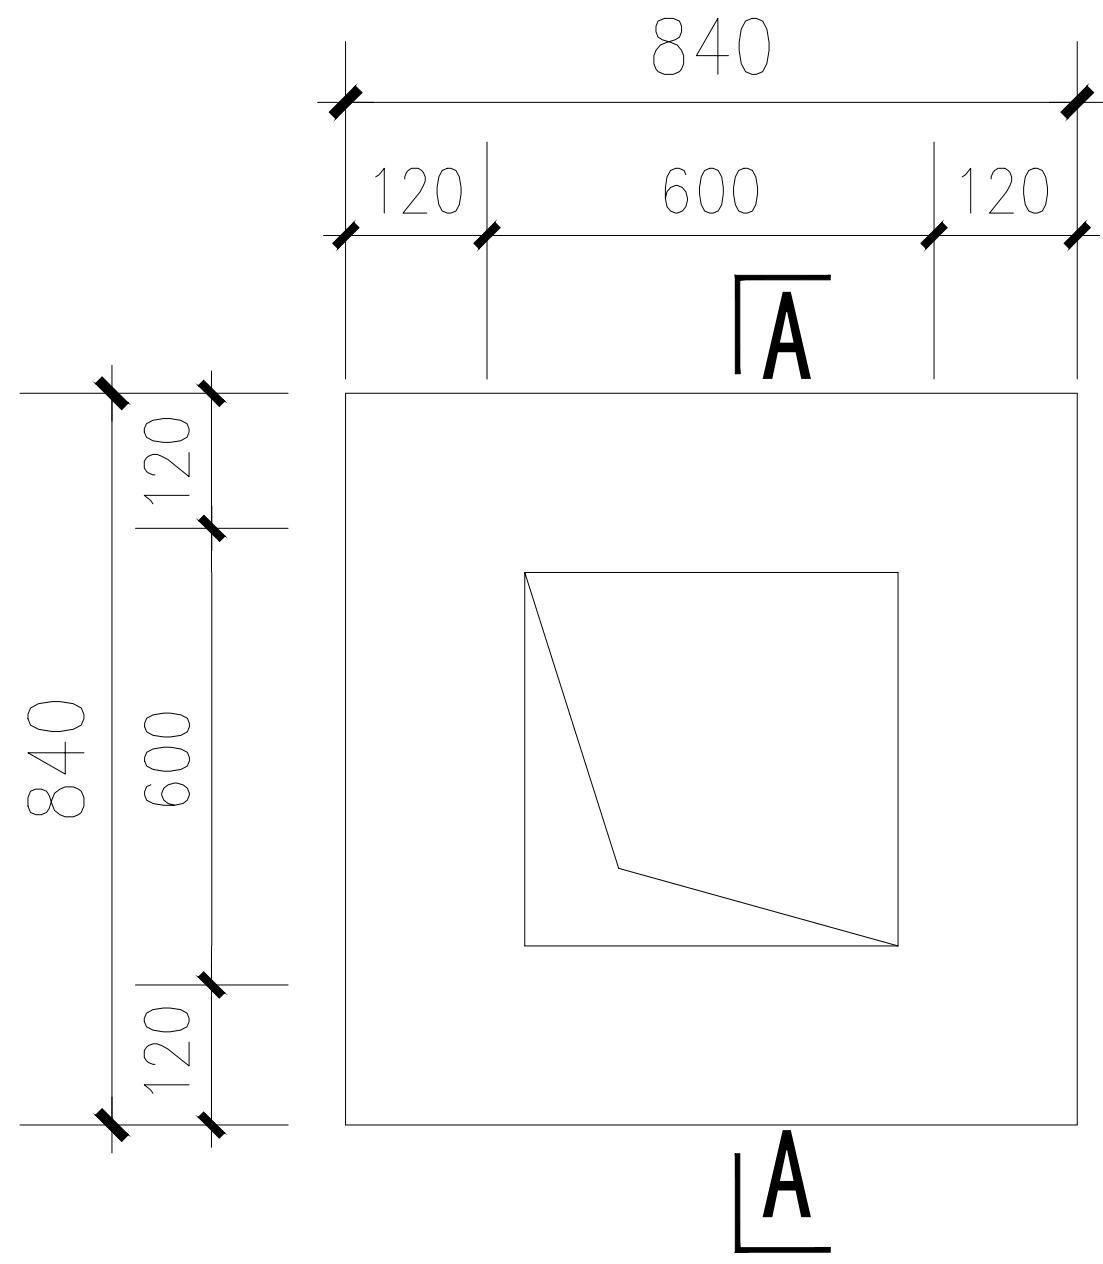


弱电手孔井剖面大样图

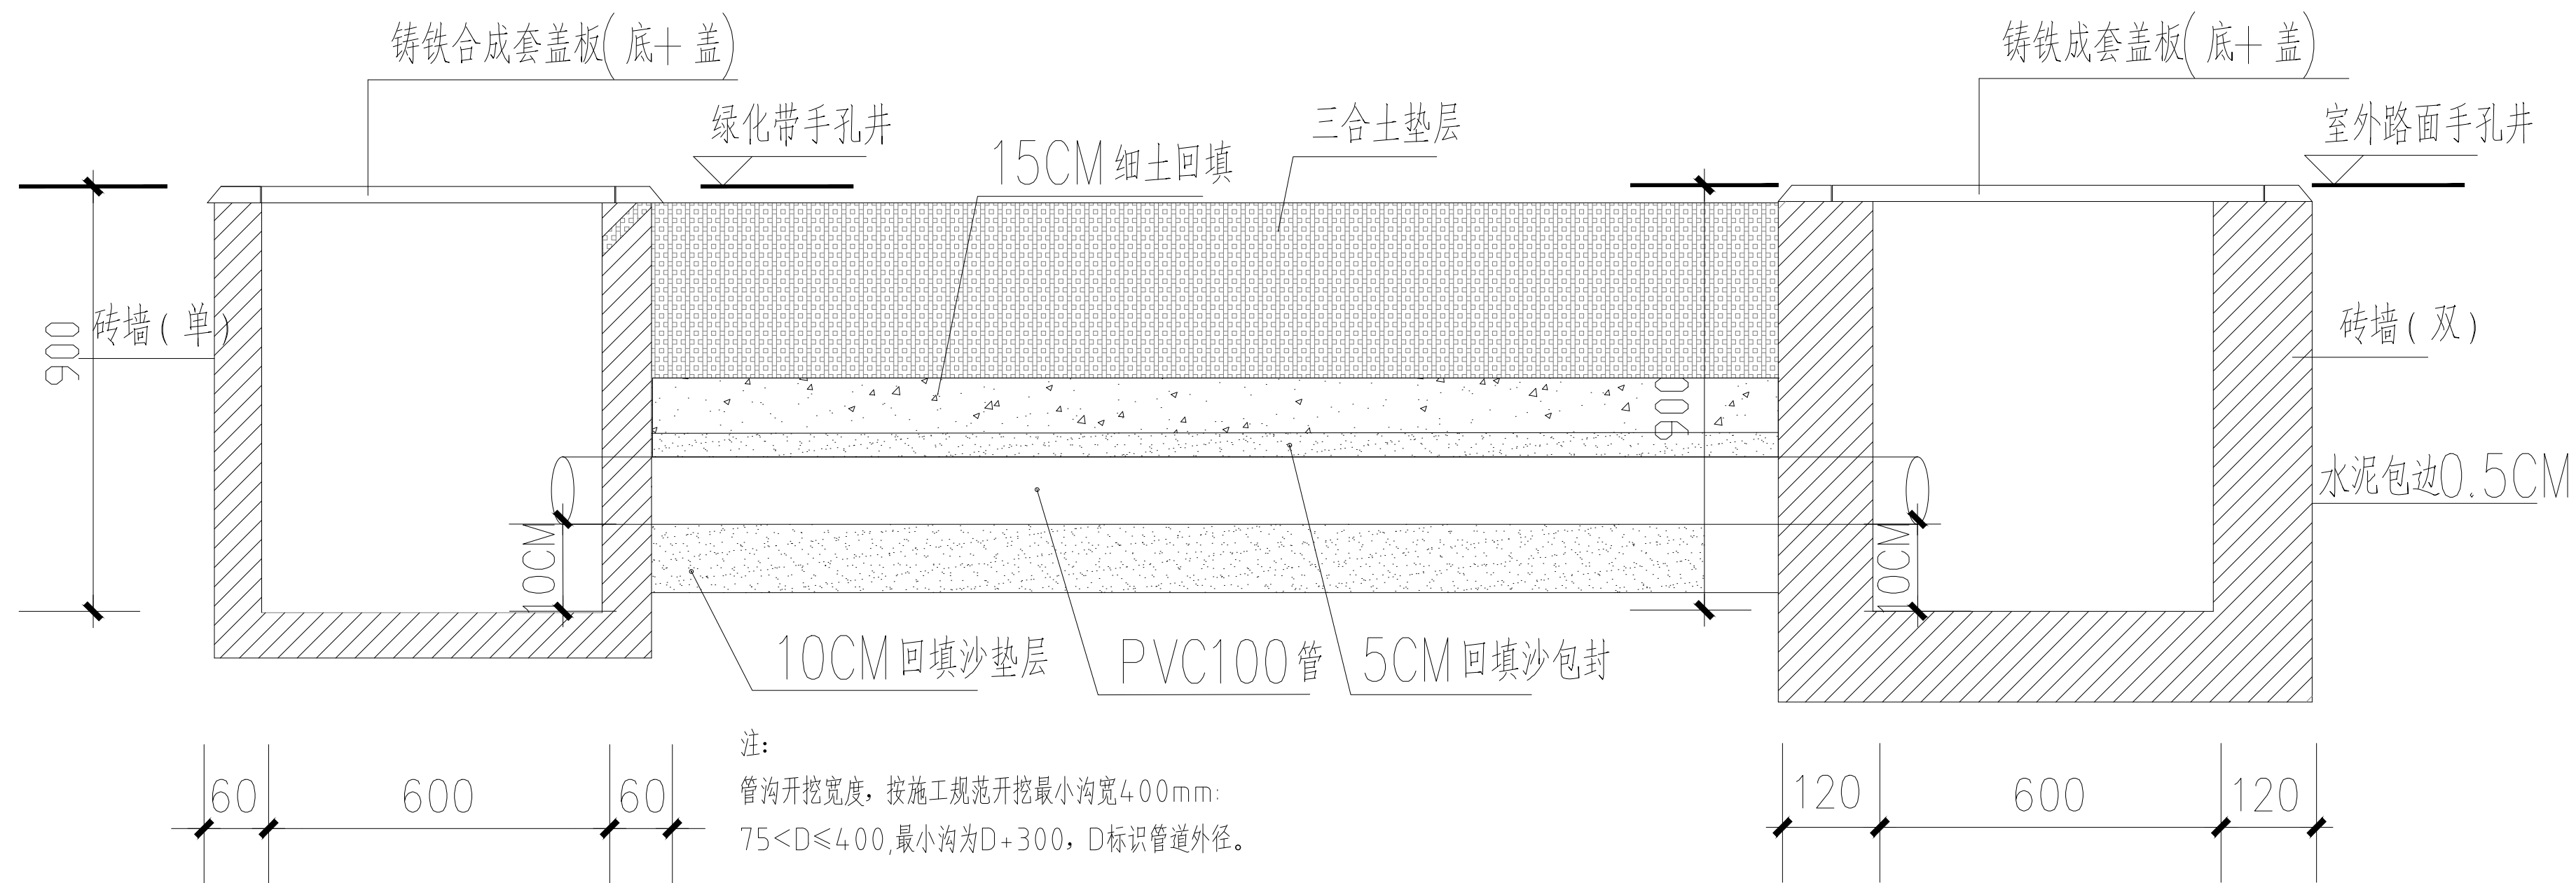

注：  
管沟开挖宽度，按施工规范开挖最小沟宽400mm：  
75<D≤400,最小沟为D+300，D标识管道外径。

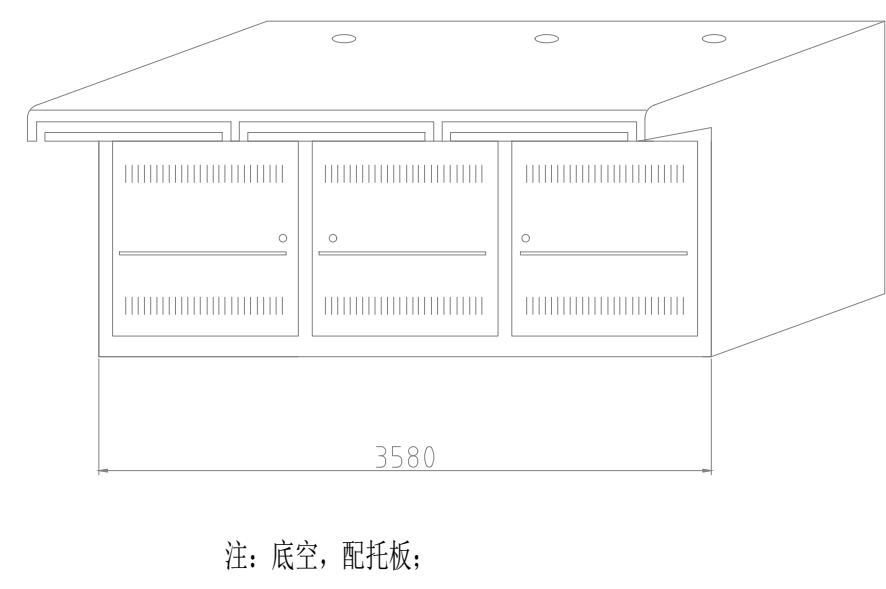


注：底空，配托板；

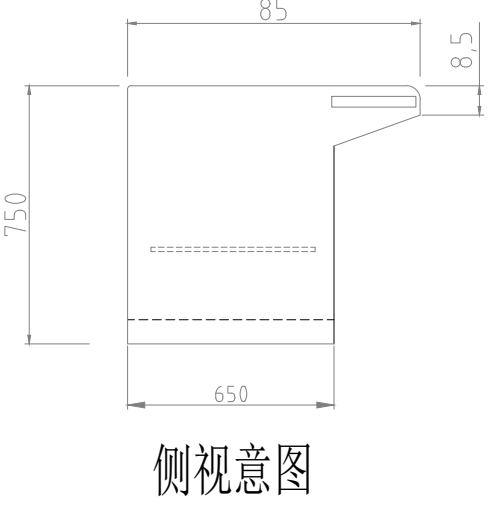


侧视图

- 说明：
- 1、结构：框架式结构；
  - 2、材料：材料用1.5MM-1.0MM的冷轧板；
  - 3、配置：搁板，门；
  - 4、表面：酸洗磷化，静电喷涂；




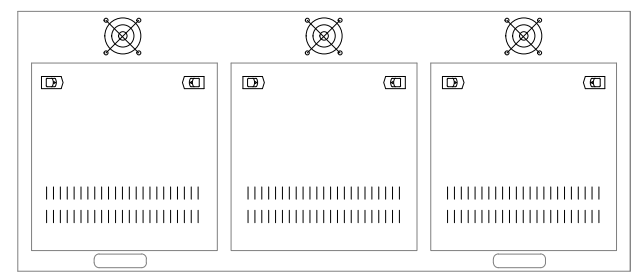


后视图

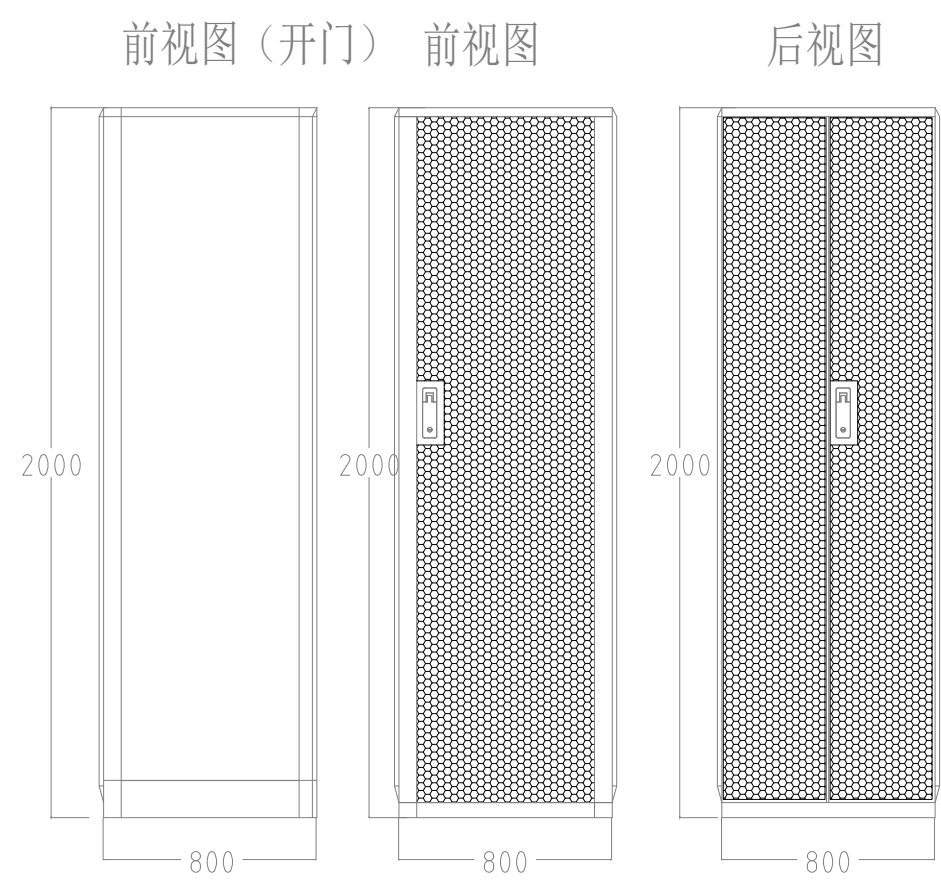

- 说明：
- 1、结构：框架式结构；
  - 2、材料：材料用1.5MM-1.0MM的冷轧板；
  - 3、配置：搁板，门；
  - 4、表面：酸洗磷化，静电喷涂；

42U机柜大样图

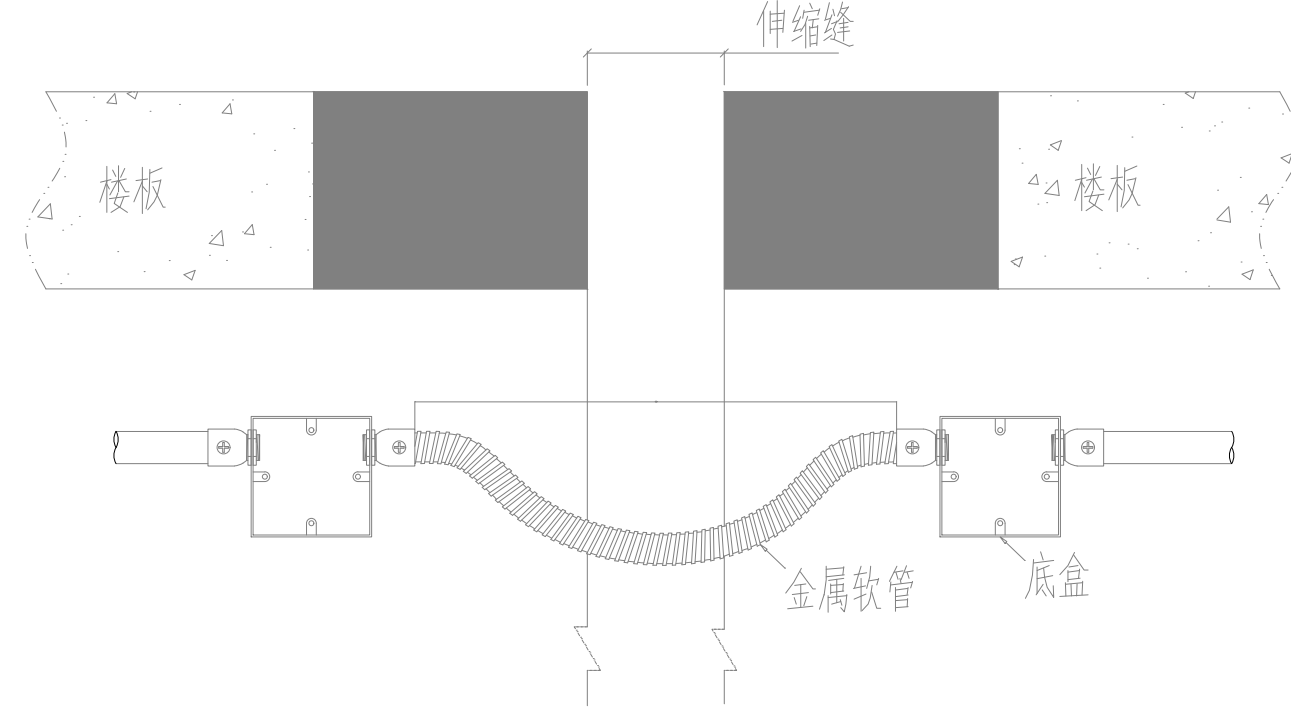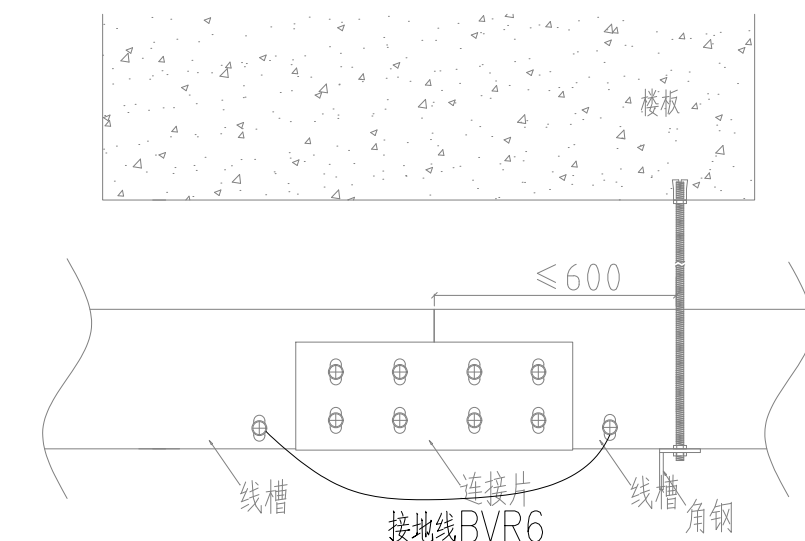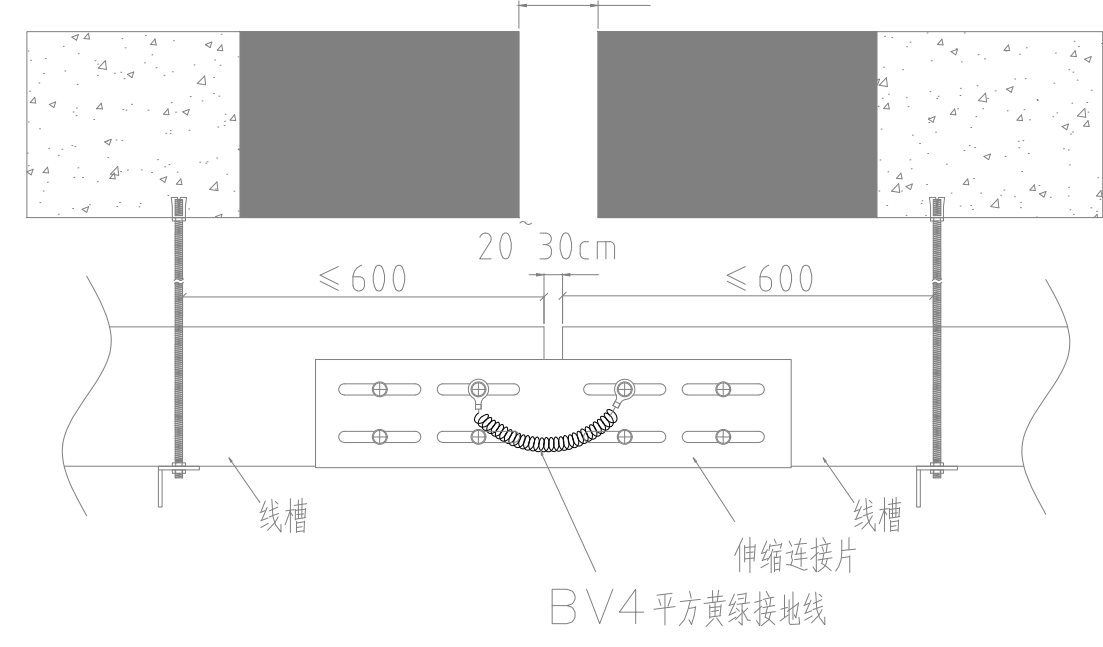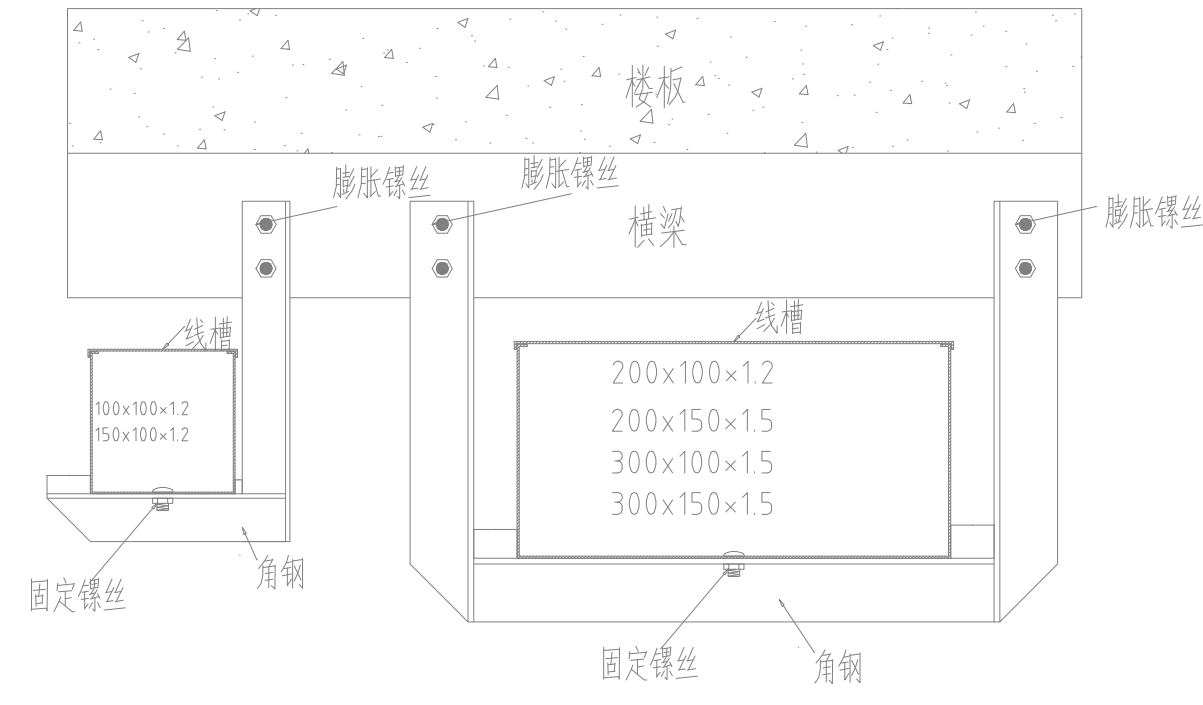

中垣设计

贵州中垣设计有限公司  
Guizhou Zhongyuan Design Co., Ltd.

- 备注
- 1、本图按标准绘制，施工图审查、消防等主管部门批准后方可生效。
  - 2、图中所有尺寸均以标注为准，除注明外，标高以米（m）为单位，其余均以毫米（mm）为单位。
  - 3、使用本图时，请及时参照各专业图纸，如有疑问，请及时与设计联系。
  - 4、施工单位不得随意变更图纸，所有变更须经设计单位同意。
  - 5、详图以比例尺为准，一切尺寸以图内数字所示为准。
  - 6、此图版权归本设计单位所有。

建设单位

罗定市双东环保产业园服务中心

工程名称

禅城、罗定共建产业孵化基地配套设施一期

注册师印章

REGISTERED SEAL

项目负责人 吴丹

专业负责人 孟庆恩

审定人 唐银

审核人 孟庆恩

校对 胡健

设计 孟庆恩

图纸名称

安装大样示意图二

图纸比例 1:100

图号 弱电施-02

专业 电气

设计阶段 施工图

设计日期 2024.11